


电气					
总图					
工艺					
设备					
外管					
环保					

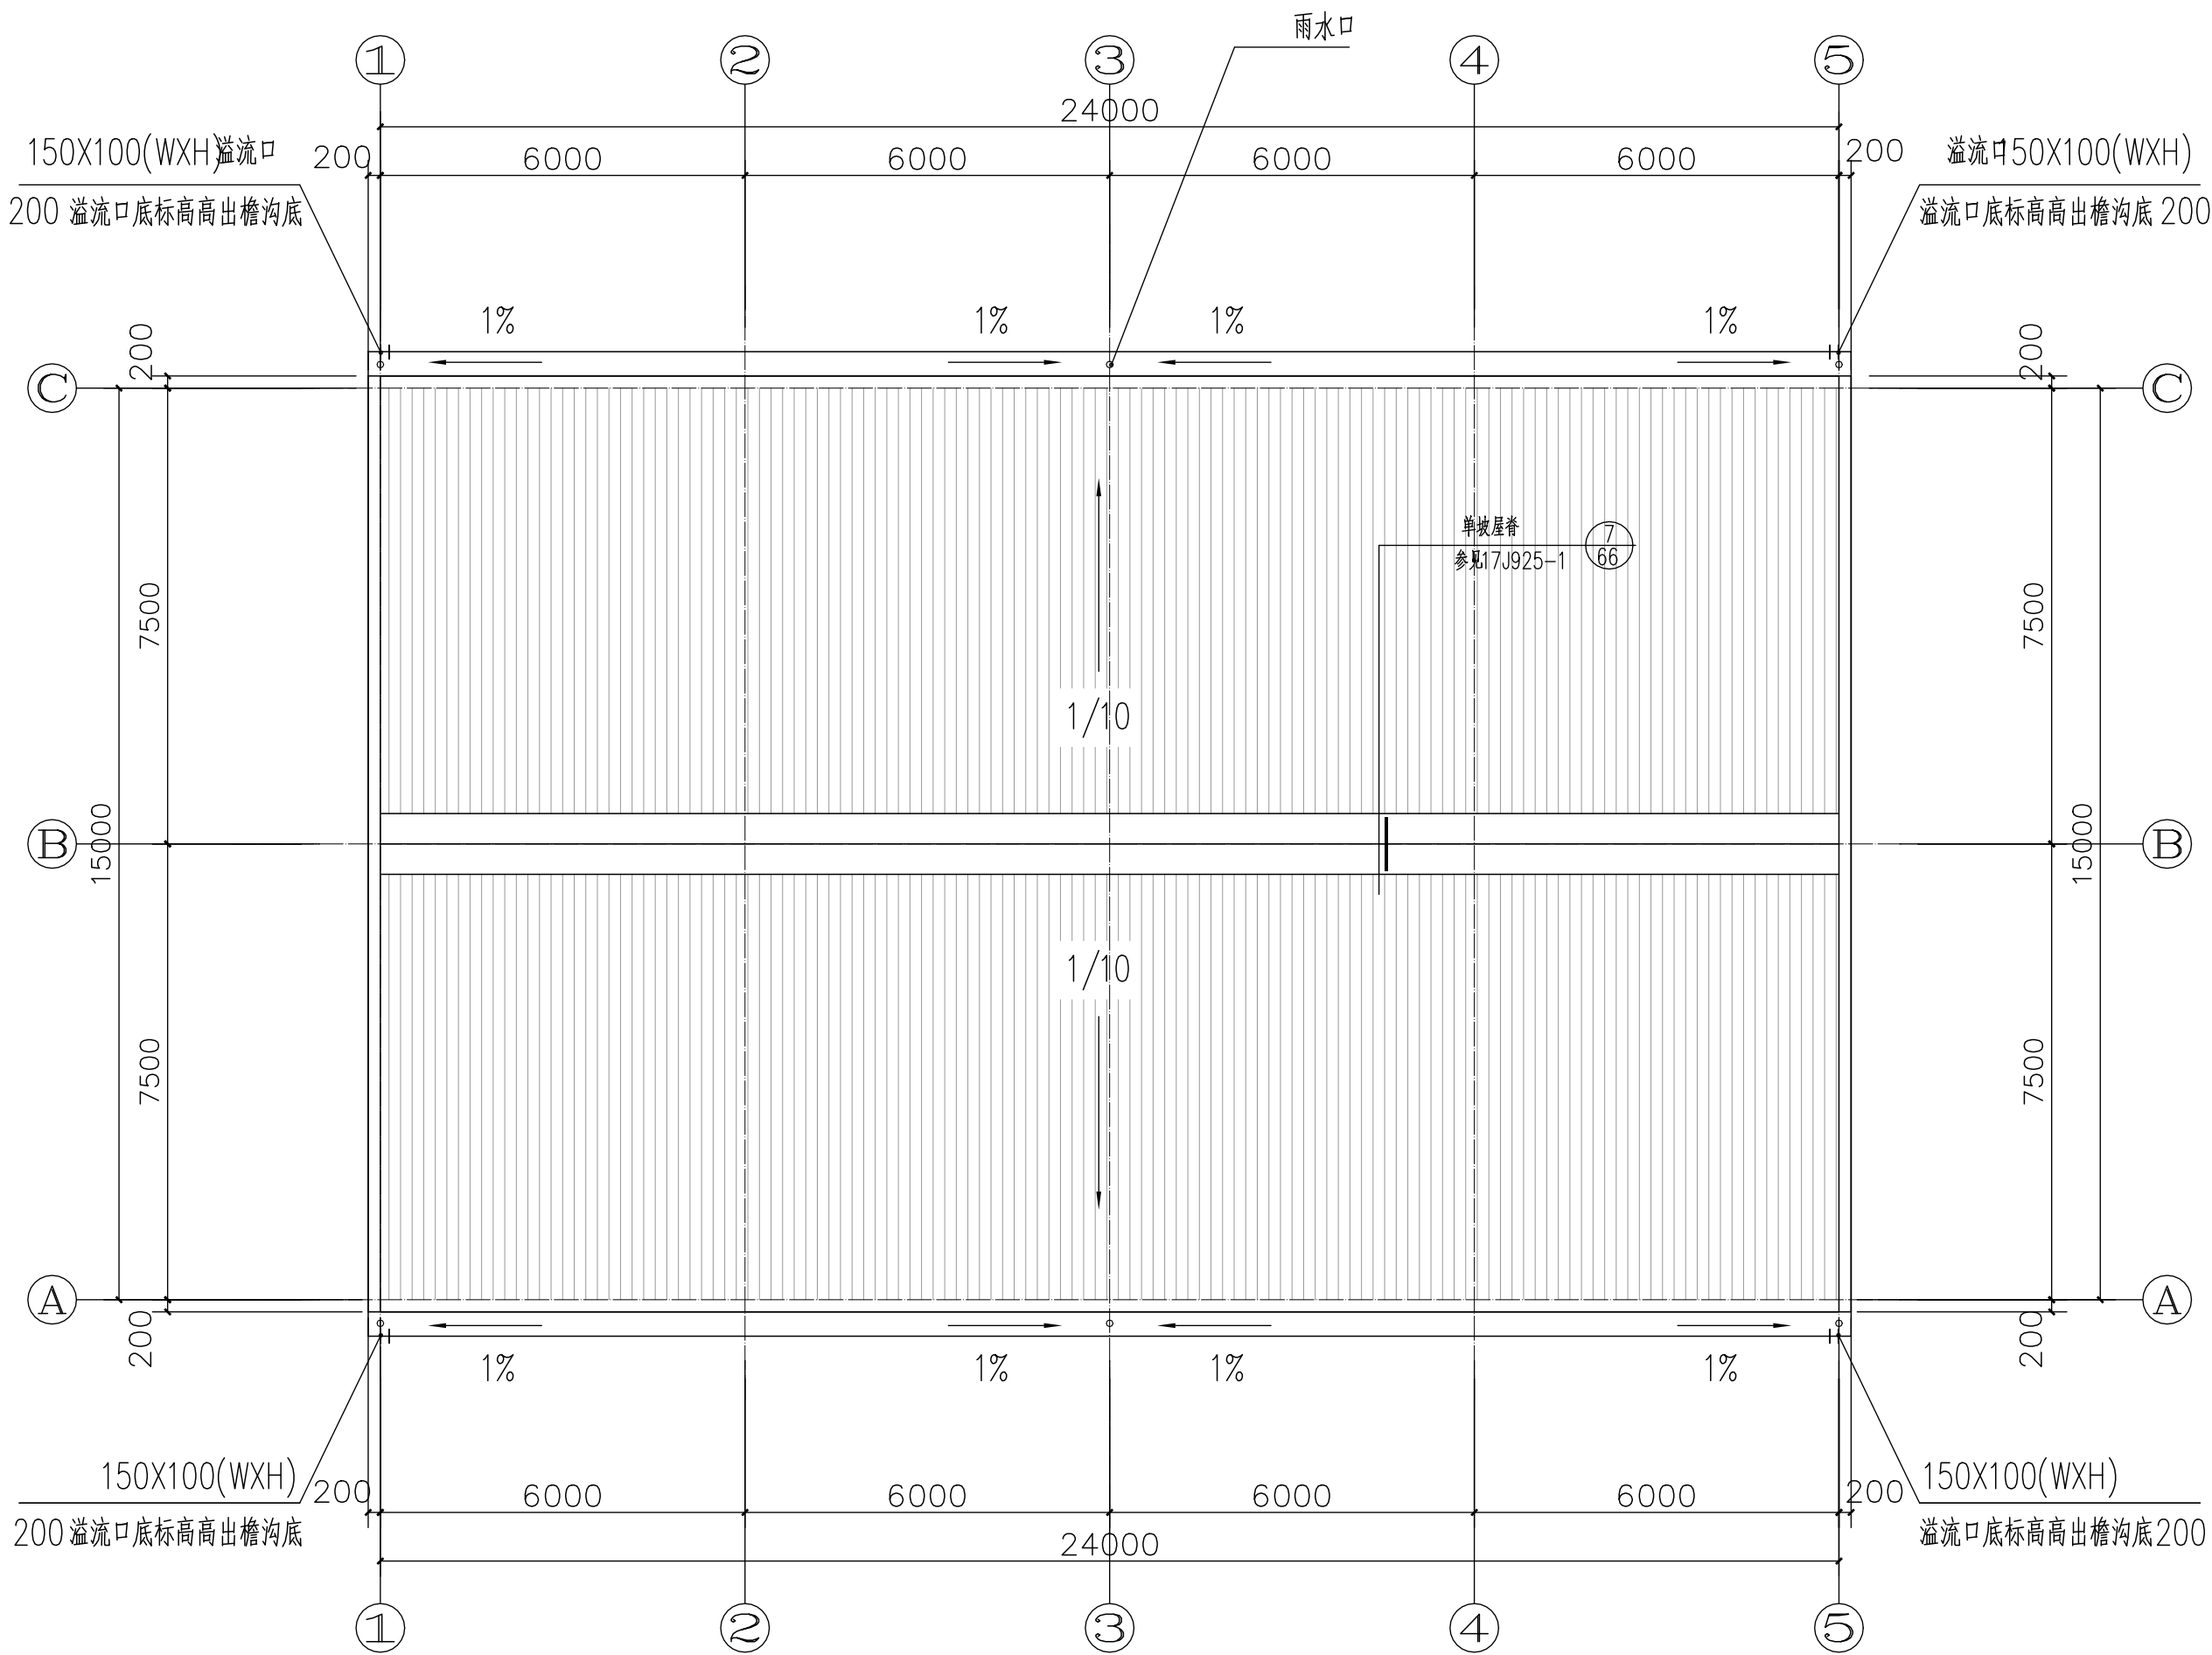

屋顶平面图 1:100

注：本文件版权归SOPO所有，除非得到SOPO书面授权，否则本文件的任何内容均不得复制或泄露给其他个人和团体或用于其他目的。 THIS DOCUMENT IS THE PROPERTY OF SOPO. NO PART OF THIS DOCUMENT SHALL BE REPRODUCED OR DISCLOSED TO OTHERS OR USED FOR ANY PURPOSE WHATSOEVER EXCEPT WITH THE PRIOR WRITTEN PERMISSION OF SOPO.									
sopo 江苏索普工程科技有限公司 Jiangsu SOPO Engineering Technology CO.,LTD.						2022 镇江 ZHENJIANG	江苏索普化工股份有限公司 气化厂板框带滤机改造项目		
设计人 DESIGNED	沈然	2022.11.22	屋顶平面图				主项名称 UNIT		
校核人 CHECKED	阮勇	2022.11.22					设计阶段 PHASE	施工图	
审核人 REVIEW	阮勇	2022.11.22					图号 DWG NO.	202201-72J05/0	
审定人 APPROVE							版本 REV.	0	
专业负责人 DISCIPLINE									
项目负责人 MANAGER			专业 SPECI.	建筑	比例 SCALE	1:100	第 6 张 SHEET	共 9 张 TOT.	