
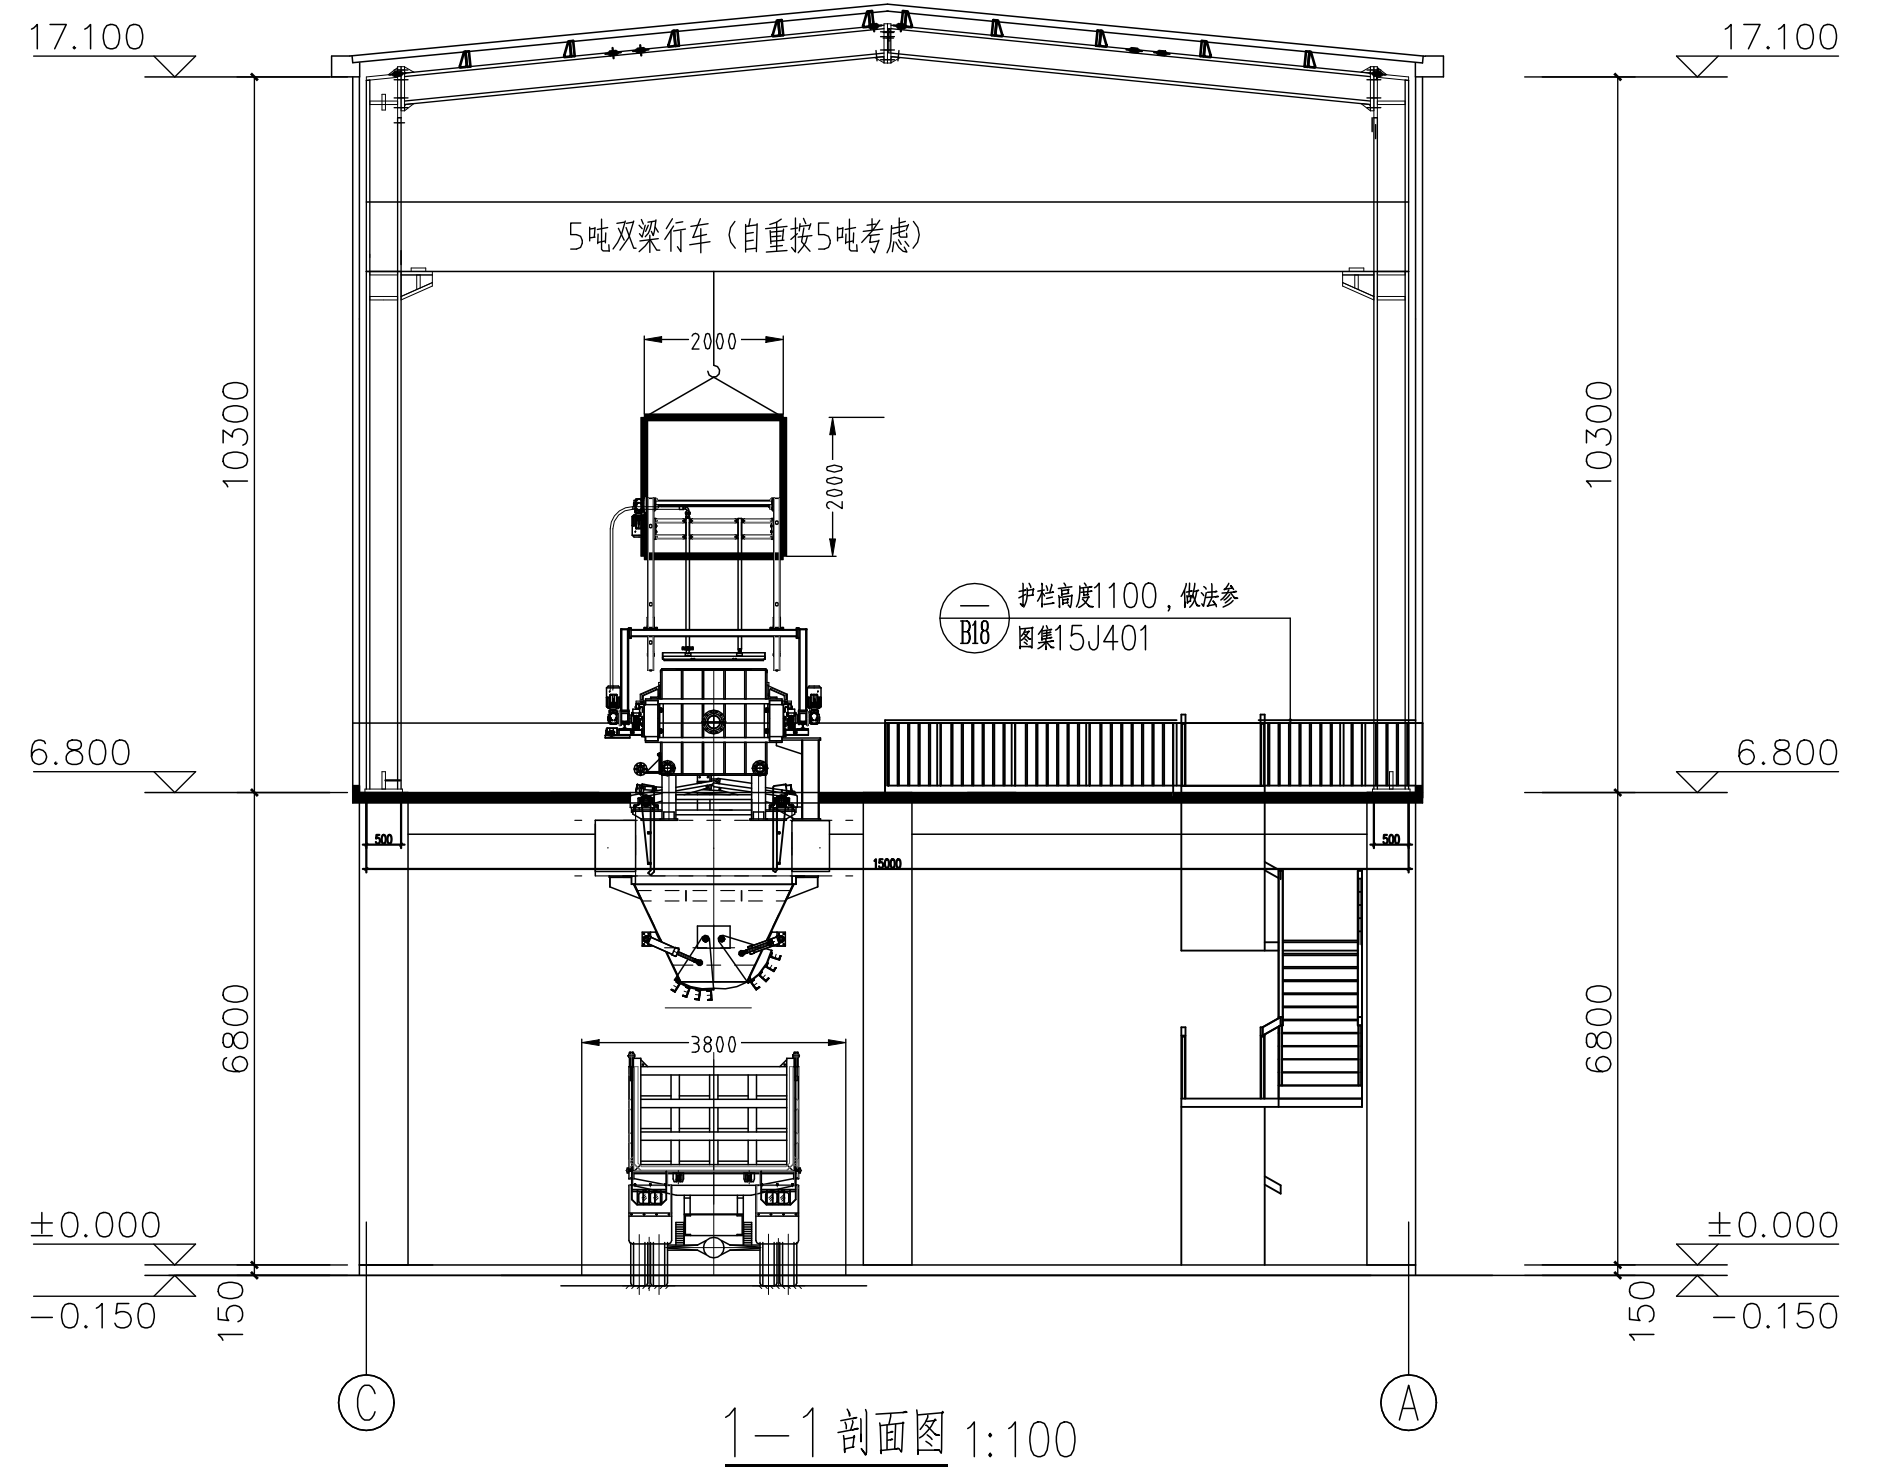


工艺	总图	电气
设备	建筑	热力
外管	结构	暖通
环保	自控	给排水

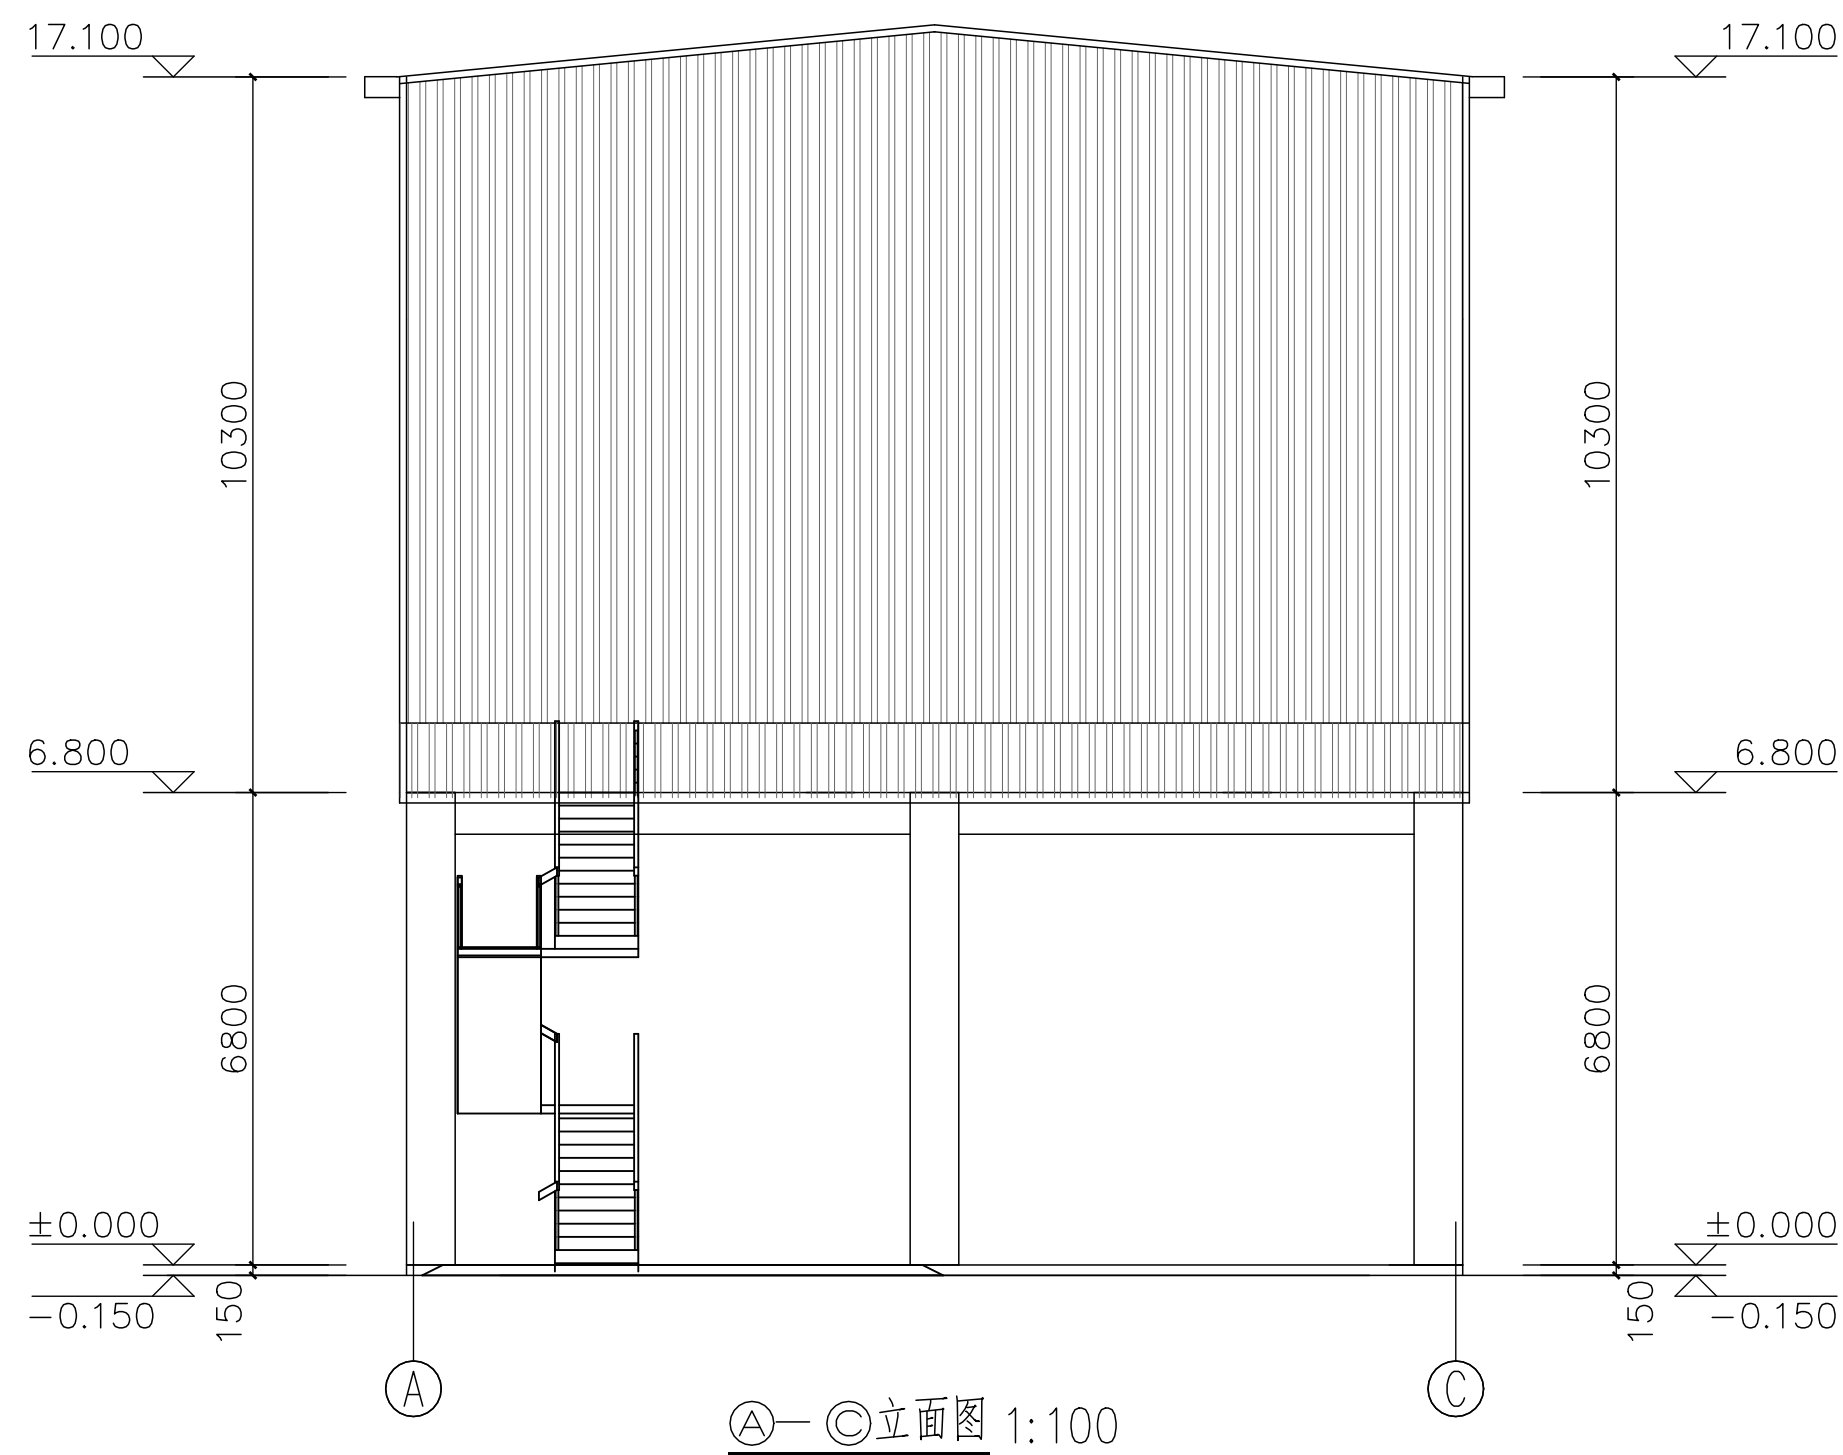

注：本文件版权归SOPO所有，除非得到SOPO书面授权，否则本文件的任何内容均不得复制或泄露给其他个人和团体或用于其他目的。
THIS DOCUMENT IS THE PROPERTY OF SOPO. NO PART OF THIS DOCUMENT SHALL BE REPRODUCED OR DISCLOSED TO OTHERS OR USED FOR ANY PURPOSE WHATSOEVER EXCEPT WITH THE PRIOR WRITTEN PERMISSION OF SOPO.

<div><div><div>SOPD</div><div></div></div><div>江苏索普工程科技有限公司</div><div>Jiangsu SOPD Engineering Technology CO.,LTD.</div></div>				<div>镇江</div> <div>ZHENJIANG</div>		江苏索普化工股份有限公司		
				气化厂板框带滤机改造项目				
设计人 DESIGNED	杨然	2022.11.22	Ⓐ—Ⓒ 立面图 1 — 1 剖面图			项主名称		
校核人 CHECKED	阮勇	2022.11.22				UNIT		
审核人 REVIEW	阮勇	2022.11.22				设计阶段		
审定人 APPROVE						PHASE		
专业负责人 DISCIPLINE						施工图		
项目负责人 MANAGER			专业 SPECI.	建筑	比例 SCALE	1:100	图号	202201-72J08/0
							版本	0
							REV.	
			第 9 张 SHEET		共 9 张 TOT.			