




EL+0.000平面

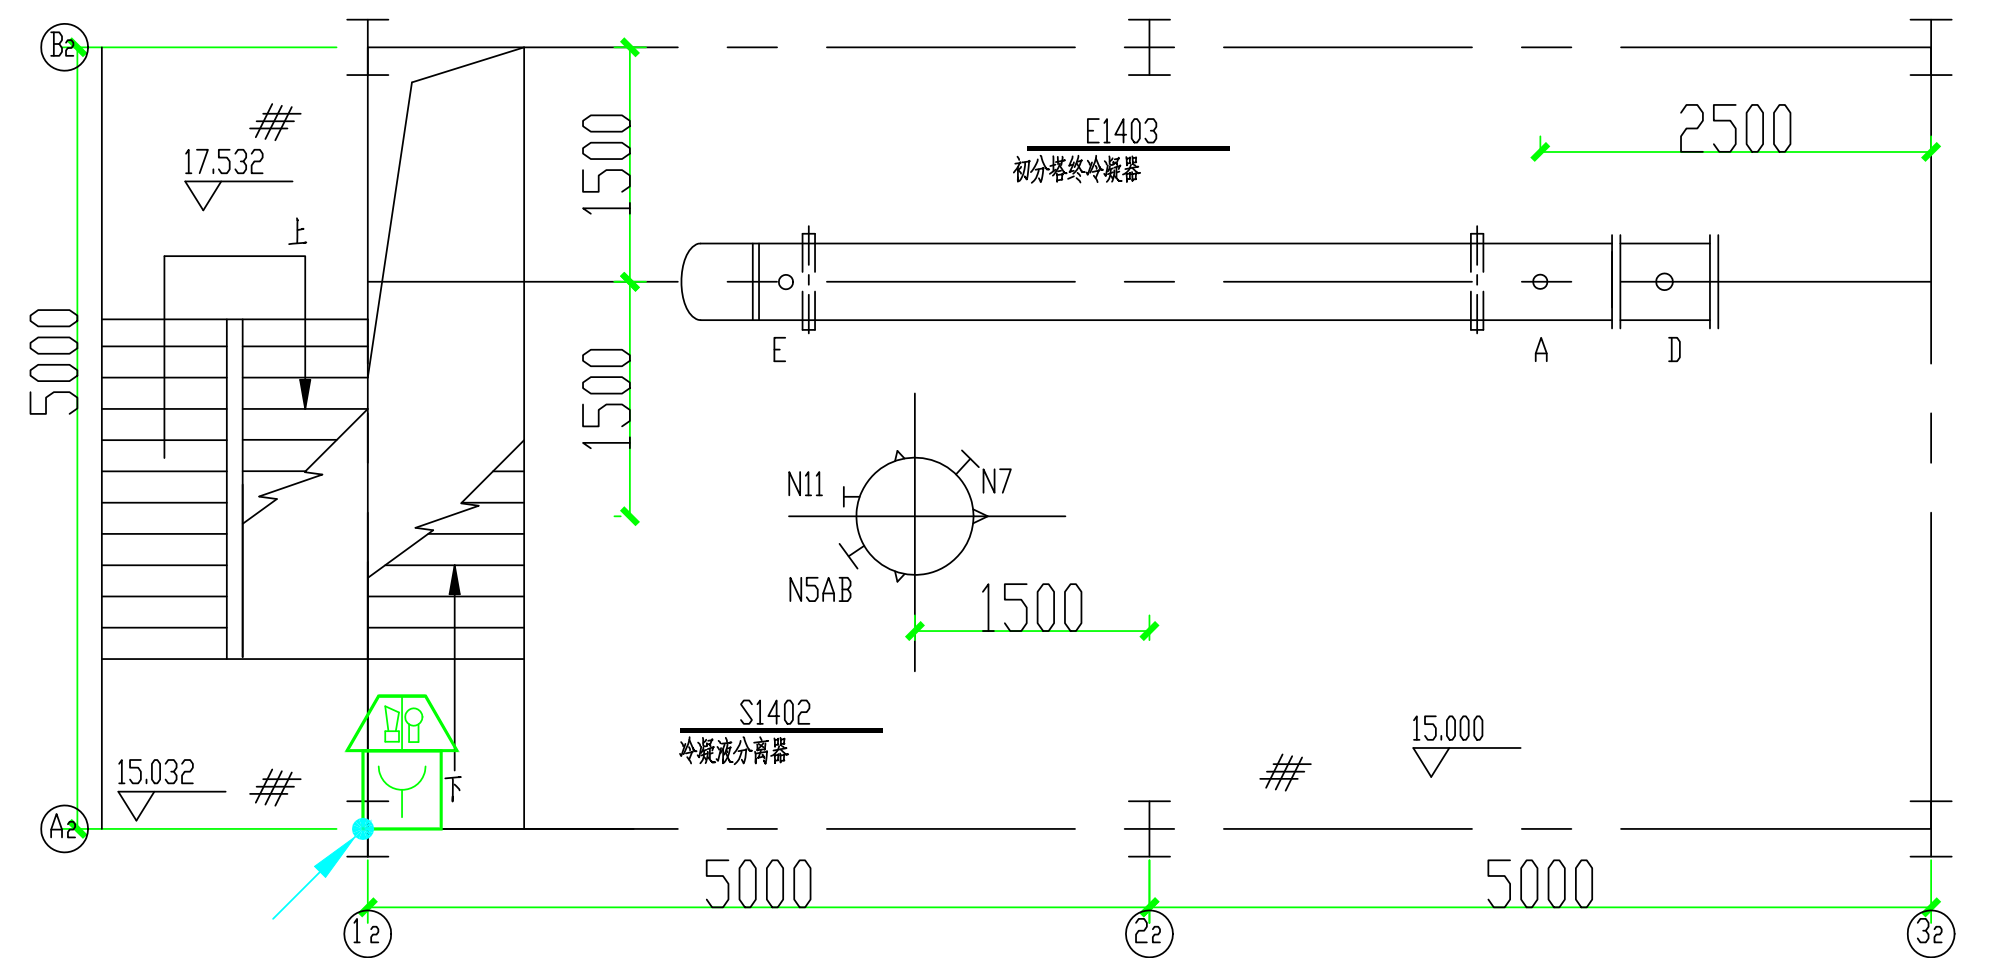


EL+15.000平面

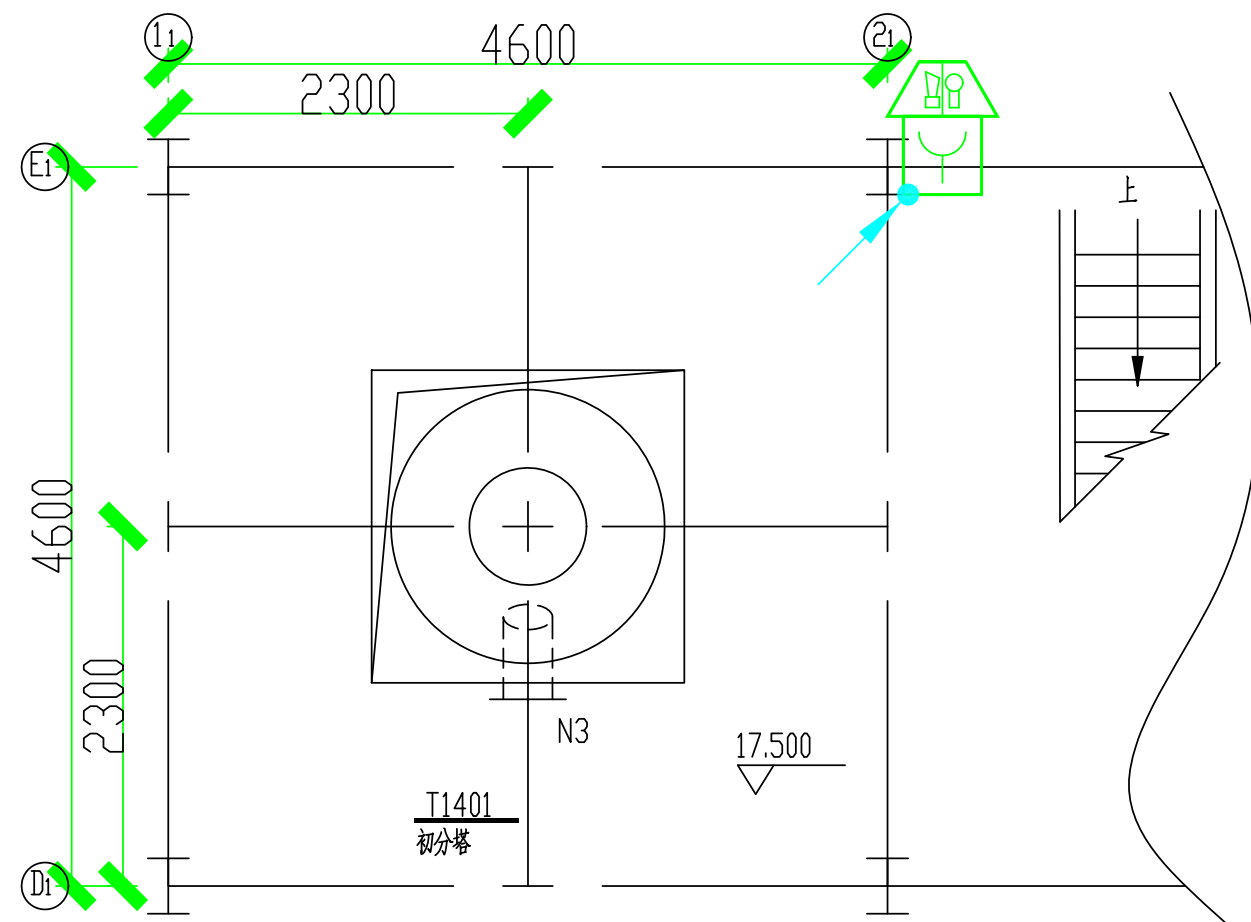

EL+17.500平面

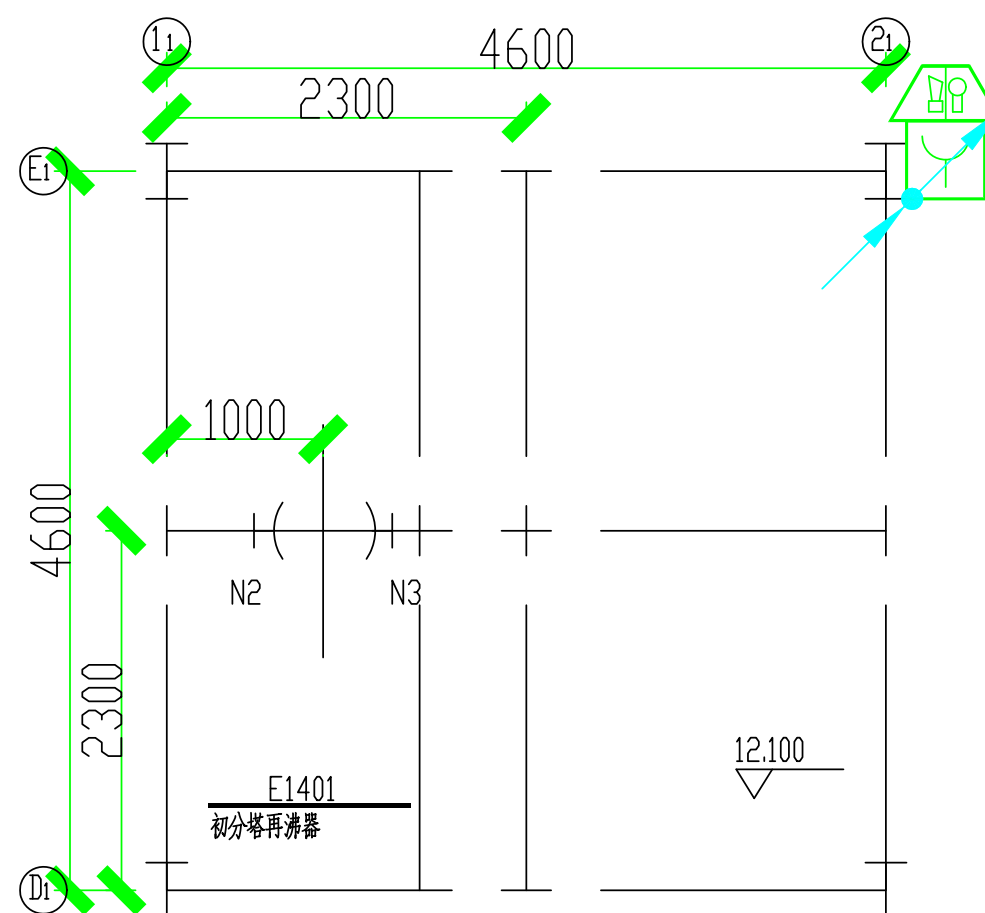

EL+12.100平面

注：本文件版权归SOPo所有，未经许可SOPo书面授权，不得对本文件的内容在年内复制或传播给其他个人和单位或用于其他目的。 THIS DOCUMENT IS THE PROPERTY OF SOPO.NO PART OF THIS DOCUMENT SHALL BE REPRODUCED OR DISCLOSE PURPOSE WHATSOEVER EXCEPT WITH THE PRIOR WRITTEN PERMISSION OF SOPO.									
 江苏索普工程科技有限公司 JiangSu SOPO Engineering Technology Co. Ltd.					2022 镇江 ZHENJIANG		江苏索普化工股份有限公司 醋酸一期技术改造项目		
设计 DESIGN		火灾报警平面图 (1号, 2号框架)			主项名称 UNIT	成品工段			
校核 CHECK					设计阶段 PHASE	施工图			
审核 REVIEW					图号 DWG NO.	202201-14-14D04/0			
审批 APPROVE									
专业 SPECI.	电气	版本 REV.	0	比例 SCALE	1:50	第 7 页 SHEET	7	共	7