




EL+17.500平面

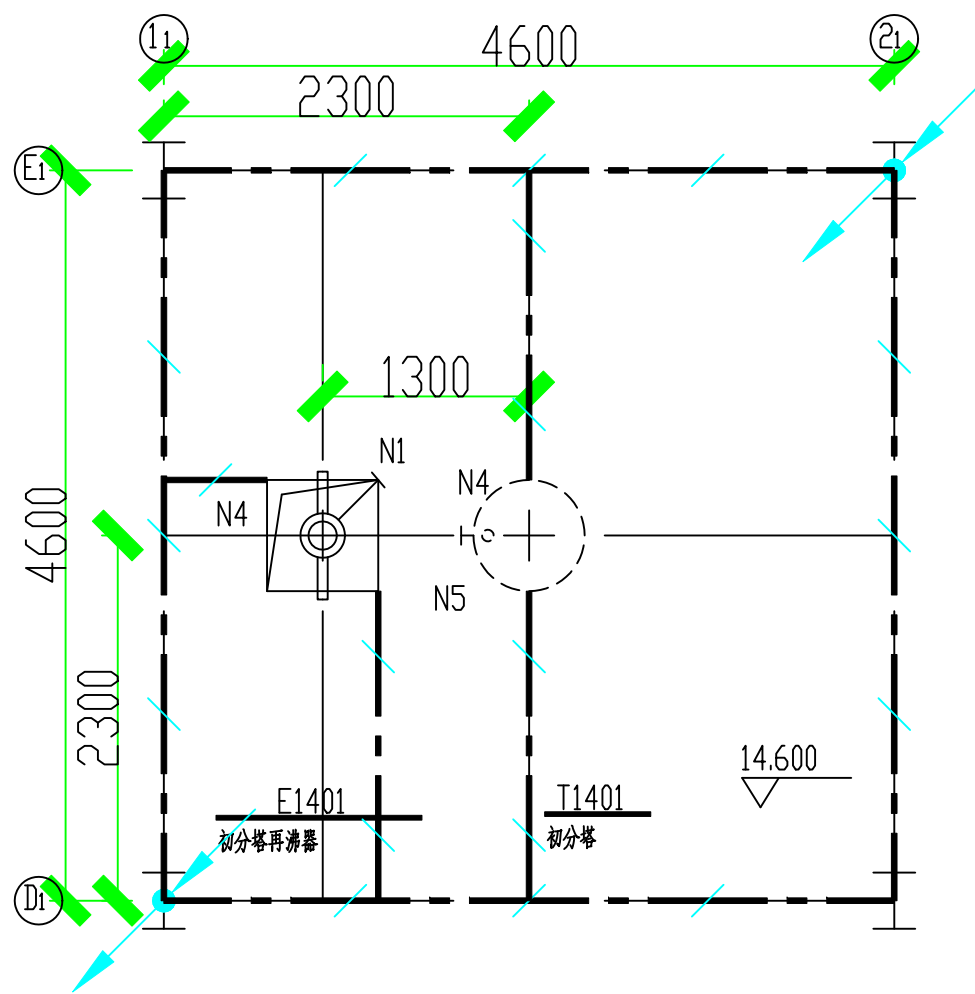


EL+14.600平面

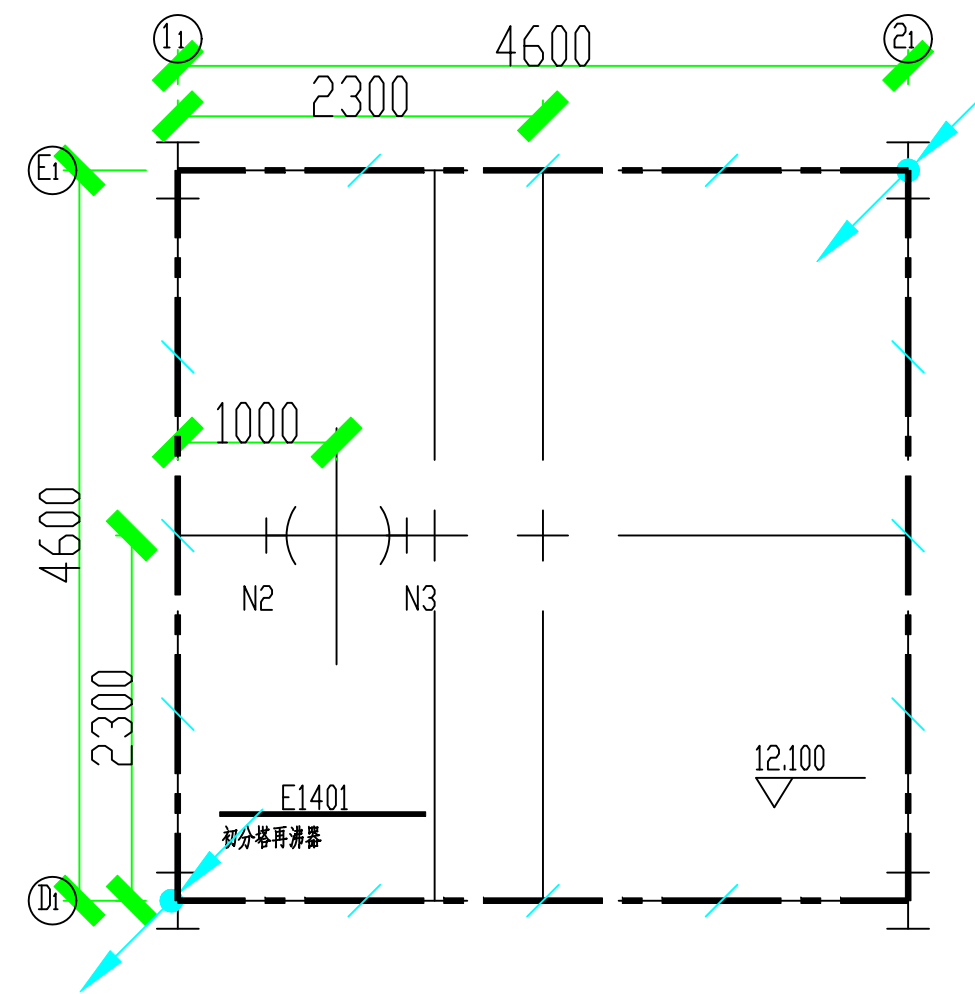

EL+12.100平面

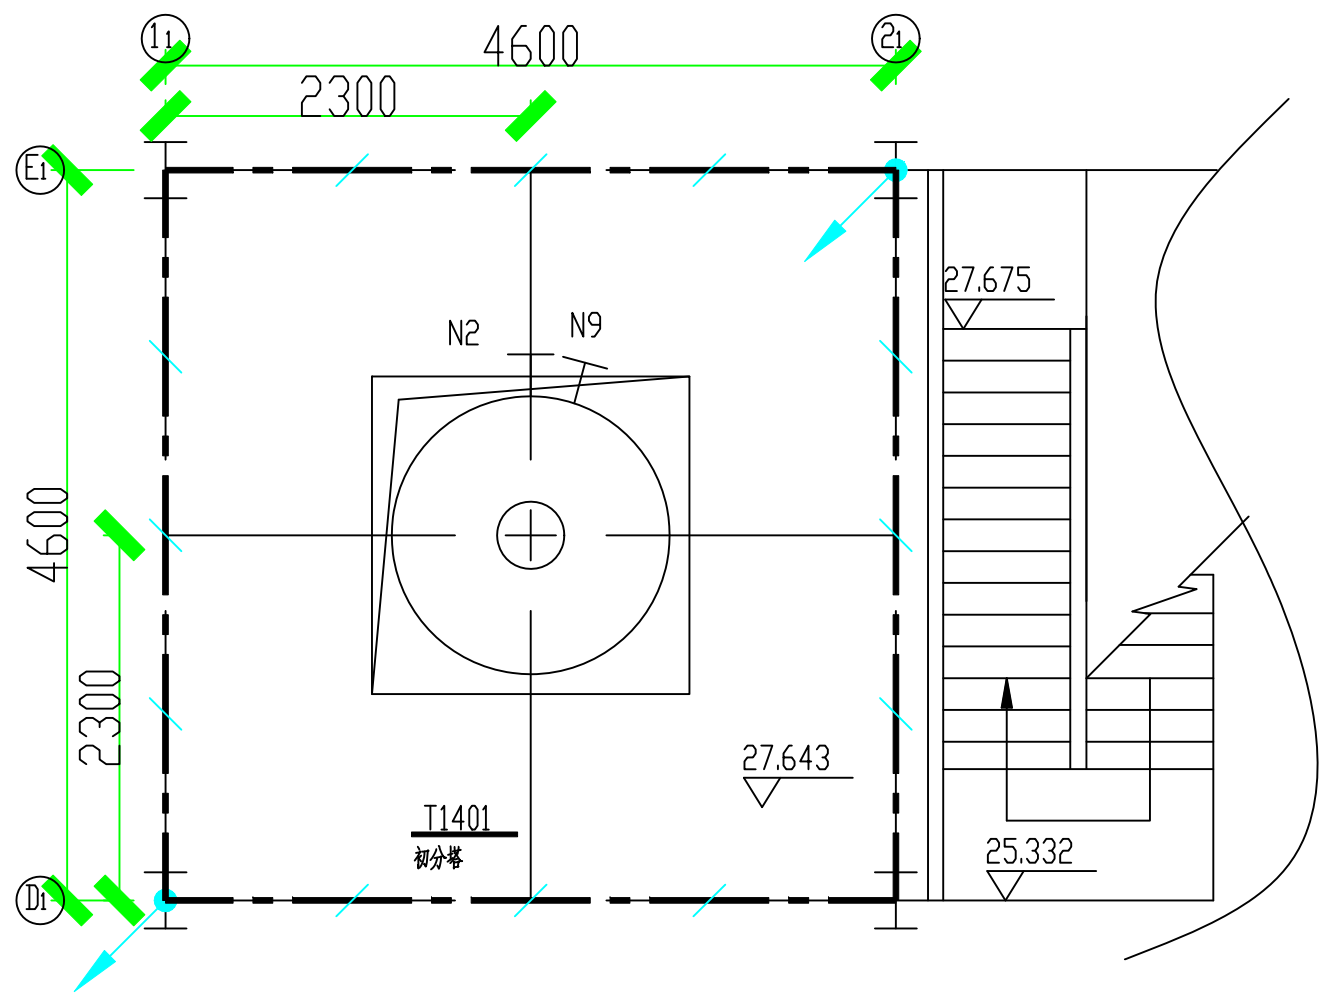

EL+27.643平面

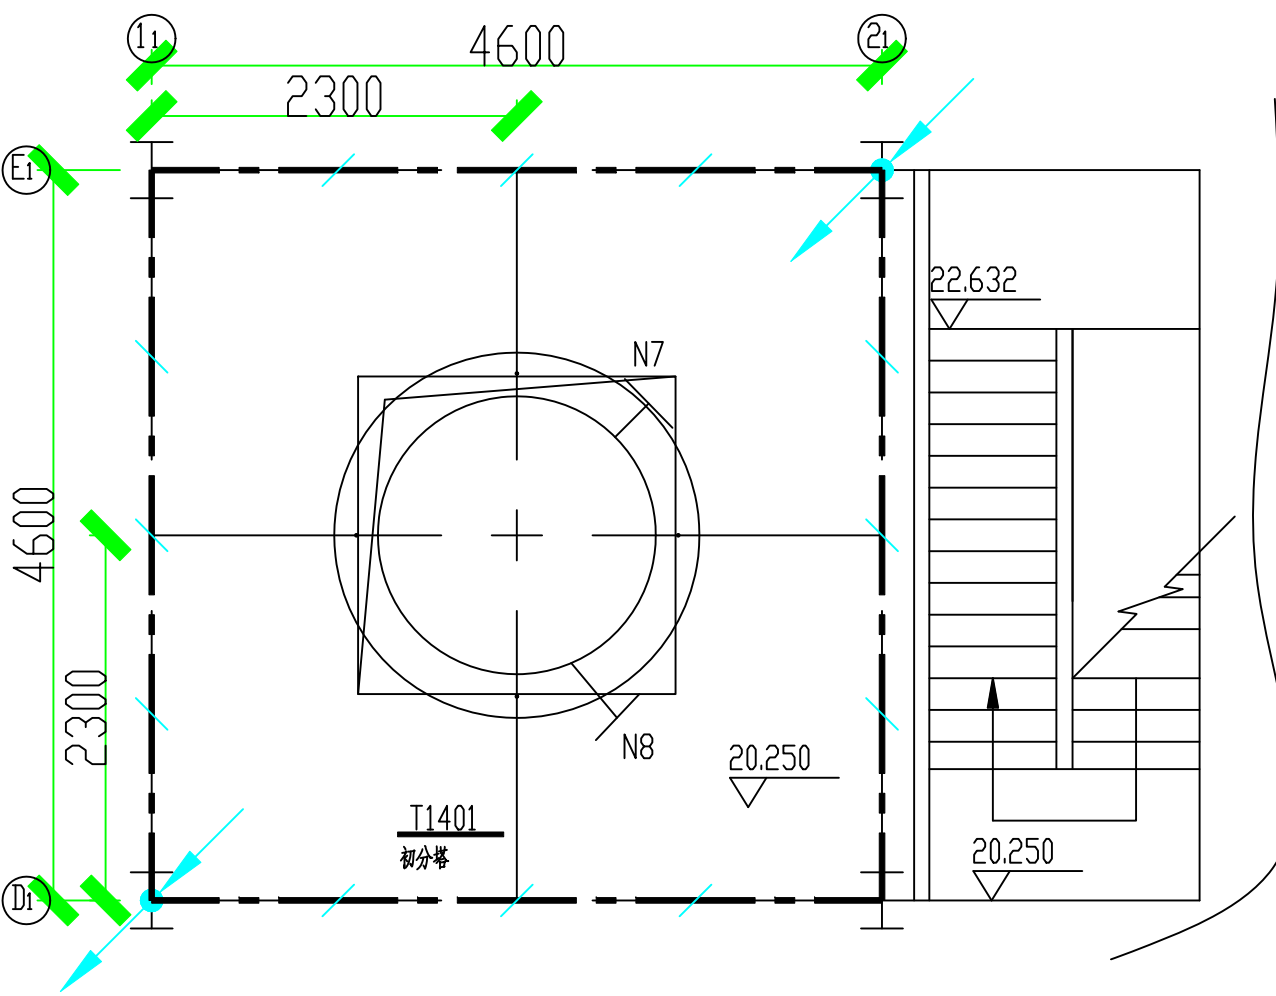

EL+20.250平面

注：本文件版权归SOP0所有？除非得到SOP0书面授权？否则本文件的任何内容均不得复制或透露给其他个人和团体或用于其他目的？ THIS DOCUMENT IS THE PROPERTY OF SOP0.NO PART OF THIS DOCUMENT SHALL BE REPRODUCED OR DISCLOSE PURPOSE WHATSOEVER EXCEPT WITH THE PRIOR WRITTEN PERMISSION OF SOP0.									
sodo			江苏索普工程科技有限公司 JiangSu SOP0 Engineering Technology Co. Ltd.				2022 镇江 ZHENJIANG	江苏索普化工股份有限公司 甬碱一期技术改造项目	
设计 DESIGN			接地平面图 设备布置图标高(12.100,14.600, 17.500,20.250,27.643)平面 (1号框架)				主项名称 UNIT	成品工段	
校核 CHECK							设计阶段 PHASE	施工图	
审核 REVIEW							图号 DWG NO.	202201-14-14D05/0	
审定 APPROVE									
专业 SPECI.	电气	版本 REV.	0	比例 SCALE	1:50	第 7 张 SHEET	8	共	