
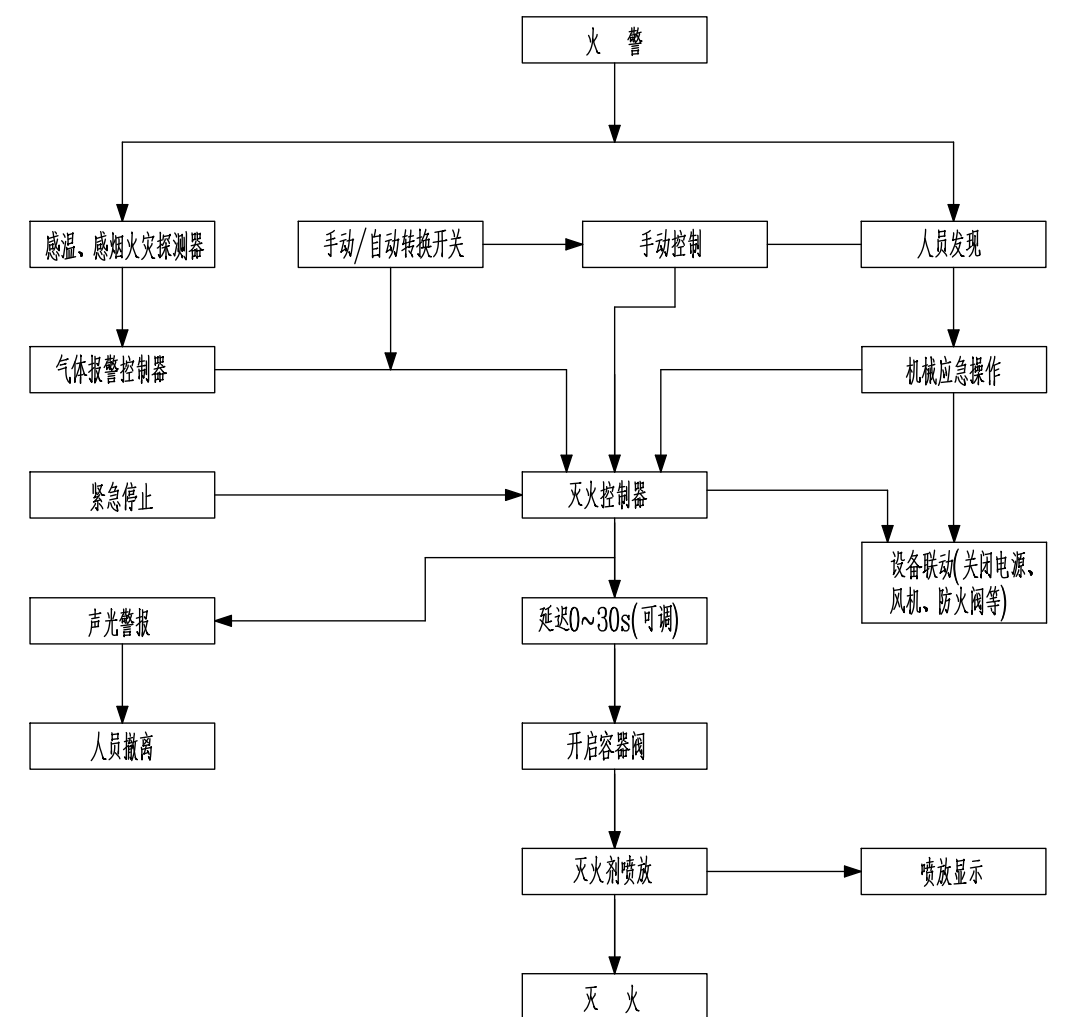


工艺				总图			电气	
设备				建筑			热力	
外管				结构			暖通	
环保				自控			给排水	

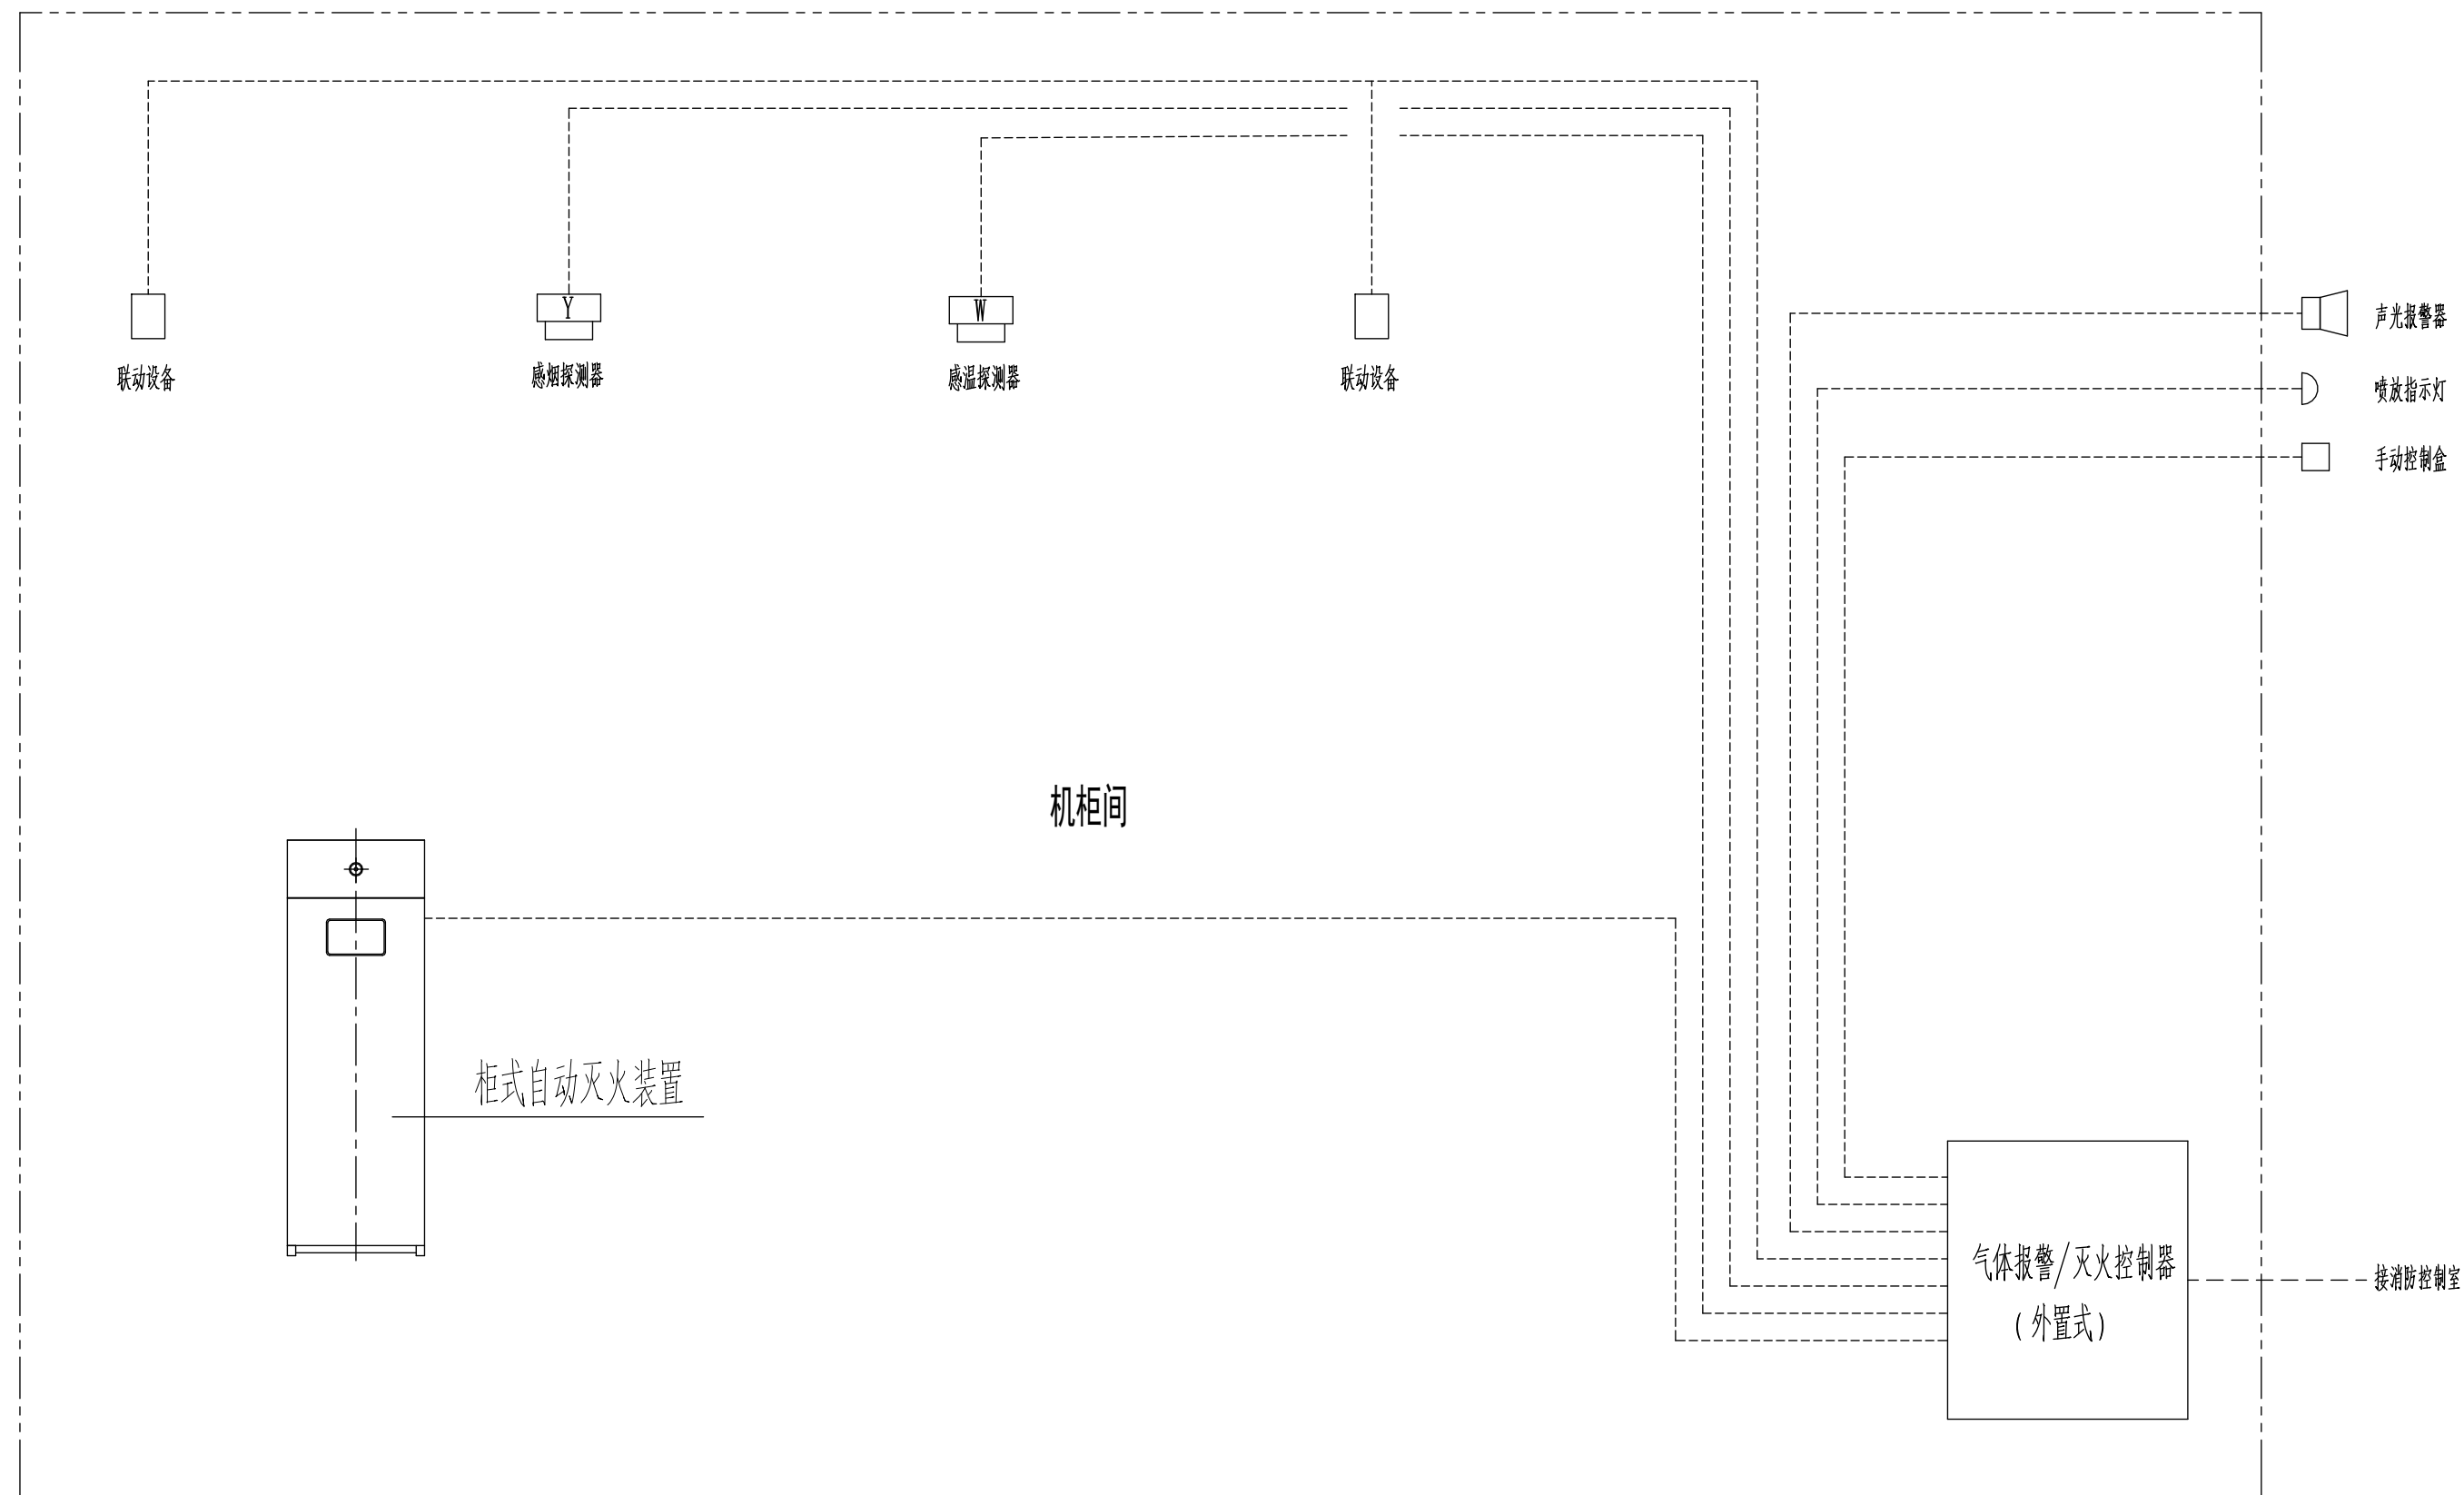

气体灭火系统动作程序图

七氟丙烷柜式（无管网）预制气体灭火系统原理图

注：本文件版权归SOPO所有，除非得到SOPO书面授权，否则本文件的任何内容均不得复制或泄露给其他个人和团体或用于其他目的。
THIS DOCUMENT IS THE PROPERTY OF SOPO. NO PART OF THIS DOCUMENT SHALL BE REPRODUCED OR DISCLOSED TO OTHERS OR USED FOR ANY PURPOSE WHATSOEVER EXCEPT WITH THE PRIOR WRITTEN PERMISSION OF SOPO.

 江苏索普工程科技有限公司 Jiangsu SOPD Engineering Technology CO. LTD.				2023 镇江 ZHENJIANG		江苏索普化工股份有限公司 气化厂老中控室消防设施改造设计	
设计人 DESIGNED	史抗倭	气体灭火系统原理图及动作程序图 （柜式七氟丙烷装置）	主项名称 UNIT		/		
校核人 CHECKED	王鑫		设计阶段 PHASE		施工图		
审核人 REVIEW	陈强		图号 DWG. NO.		水施-03		
审定人 APPROVE			版本 REV.		0		
专业负责人 DISCIPLINE							
项目负责人 MANAGER		专业 SPECI.	给排水	比例 SCALE	/	第 1 张 SHEET	共 1 张 TOT.