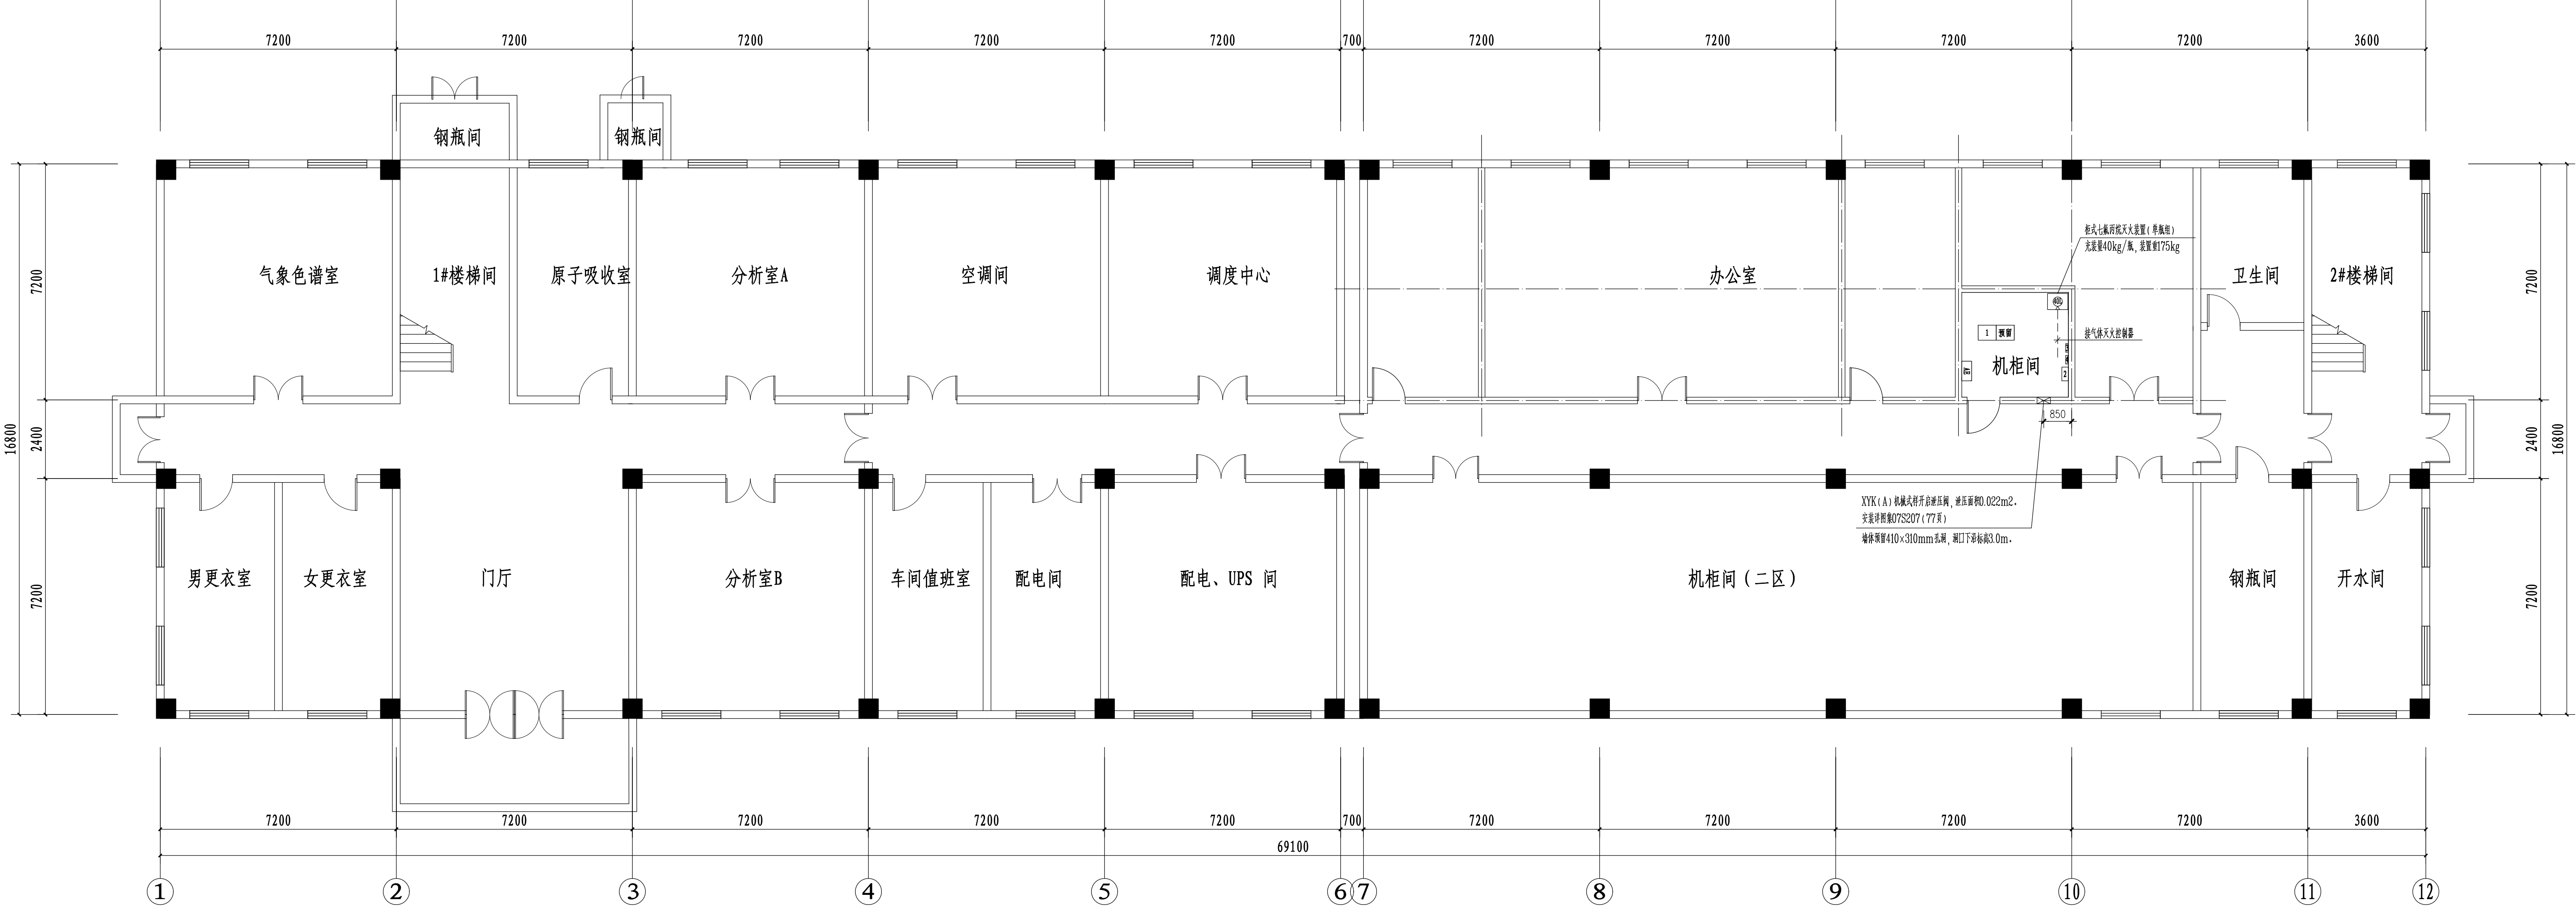
 


[illegible]

柜式七氟丙烷灭火装置平面布置图 1:100

注: 电气控制要求详电施图纸。

注： 本文件版权归SOPD所有，除非得到SOPD书面授权，否则本文件的任何内容均不得复制或重发给其他个人或团体或使用其目的。  
 THIS DOCUMENT IS THE PROPERTY OF SOPD. NO PART OF THIS DOCUMENT SHALL BE REPRODUCED OR DISCLOSED TO OTHERS OR USED FOR ANY  
 PURPOSE WHATSOEVER EXCEPT WITH THE PRIOR WRITTEN PERMISSION OF SOPD.

	<b>江苏苏普工程科技有限公司</b> Jiangsu SOPD Engineering Technology CO., LTD.	2023 镇江 ZHENJIANG	江苏苏普工程股份有限公司 气厂老中控室消防设施改造设计
设计人 DESIGNED	史松波		项目名称 UNIT
校核人 CHECKED	王鑫		设计阶段 PHASE
审核人 REVIEW	陈磊	2023.08.03	施工图
审定人 APPROVE			图号 DWG NO.
专业负责人 DISCIPLINE			水施-04
			版本 REV.
			0
项目负责人 MANAGER	专业 SPECI.	给排水	比例 SCALE
		1: 100	第 1 张 SHEET
			共 1 张 TOT.