


屋面防雷平面图  
屋面防雷0.6mm厚彩钢

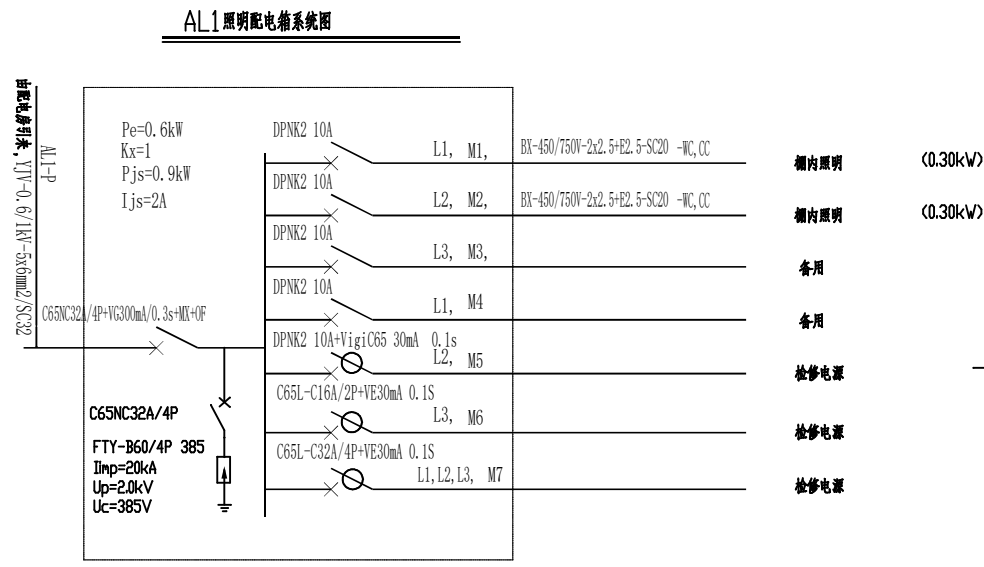

注: 本文件版权归SOPD所有, 除非得到SOPD书面授权, 否则本文件的任何内容均不得复制或泄露给其他个人和团体或用于其他目的。 THIS DOCUMENT IS THE PROPERTY OF SOPD. NO PART OF THIS DOCUMENT SHALL BE REPRODUCED OR DISCLOSED TO OTHERS OR USED FOR ANY PURPOSE WHATSOEVER EXCEPT WITH THE PRIOR WRITTEN PERMISSION OF SOPD.			
SOPD 江苏索普工程科技有限公司 Jiangsu SOPD Engineering Technology CO. LTD.		2023 镇江 ZHENJIANG	江苏索普化工股份有限公司 气化低闪蒸汽余热发电项目
设计人 DESIGNED		照明配电箱系统图 照明平面图	项目名称 UNIT
校核人 CHECKED			设计阶段 PHASE
审核人 REVIEW	2023.05.08		图号 DWG NO.
审定人 APPROVE			版本 REV.
专业负责人 DISCIPLINE			
项目负责人 MANAGER	2023.05.08	专业 SPECI. 电气	比例 SCALE 1:100
		第 1 张 SHEET	共 1 张 TOT.