



工艺			总图			电气		
设备			建筑			热力		
外管			结构			暖通		
环保			自控			给排水		

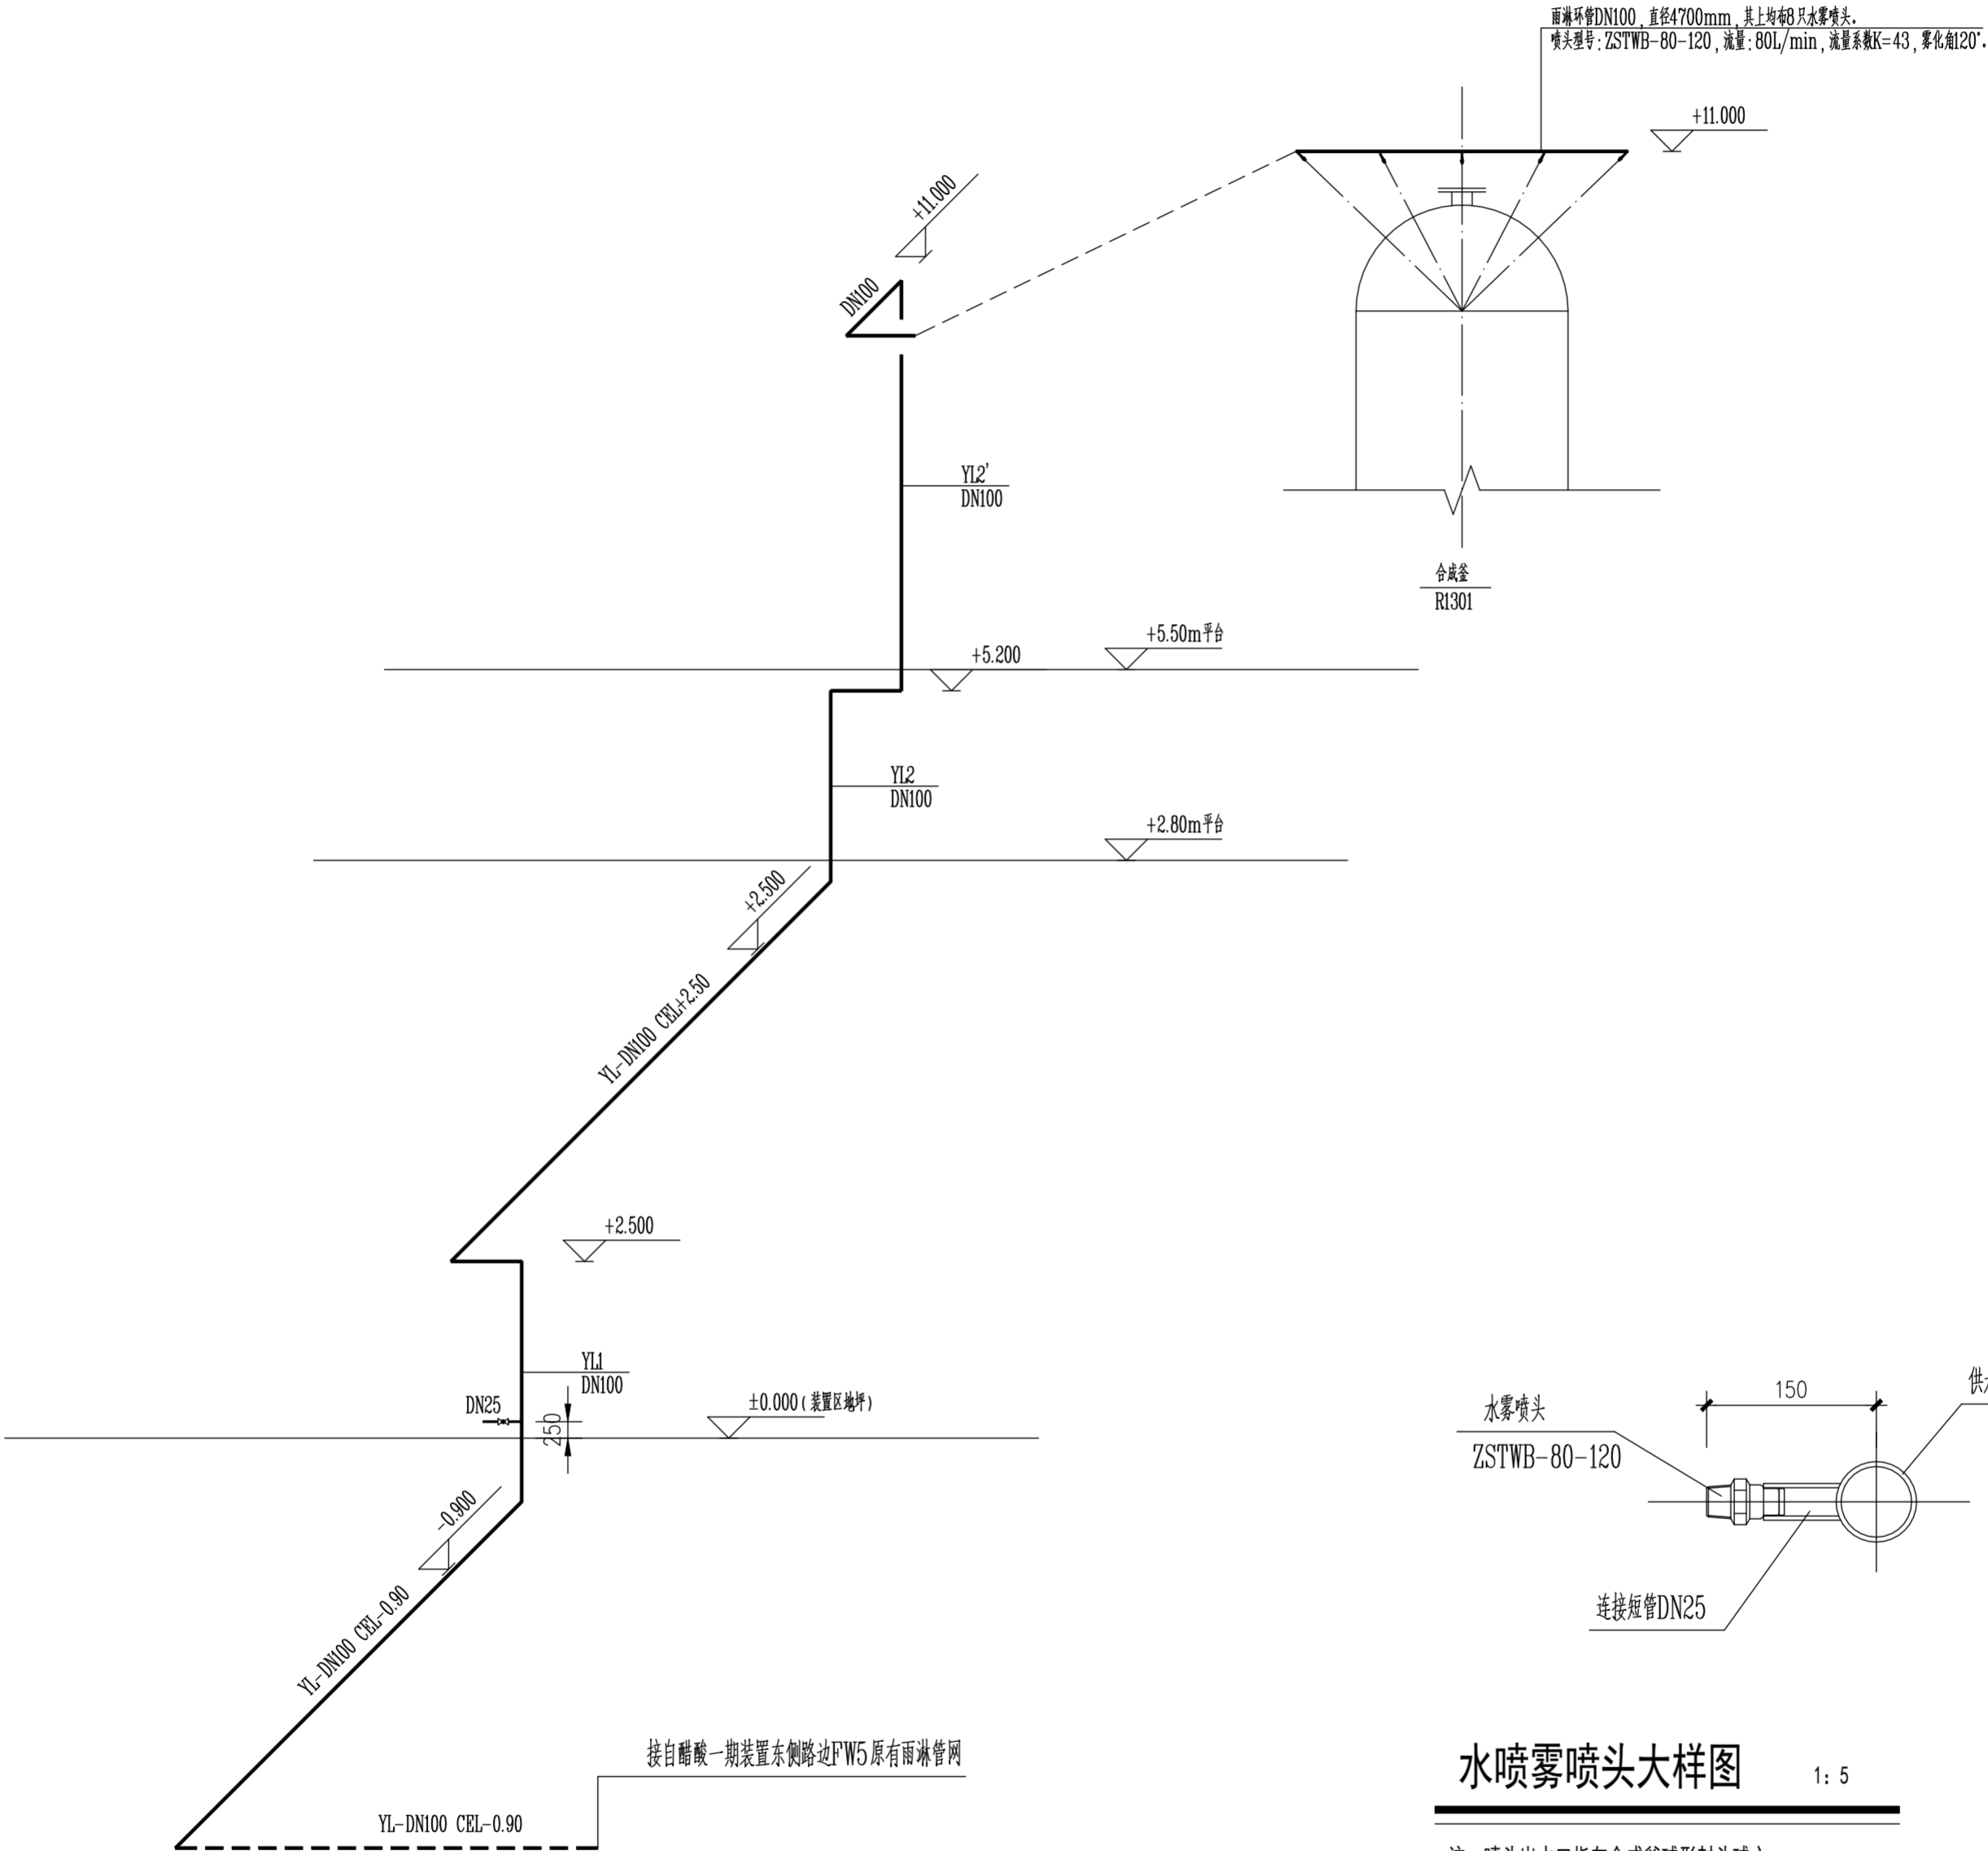

雨淋管道轴测图 1: 80

水喷雾喷头大样图 1: 5

注：喷头出水口指向合成釜球形封头球心。

注：本文件版权归SOP0所有，除非得到SOP0书面授权，否则本文件的任何内容均不得复制或泄露给其他个人和团体或用于其他目的。 THIS DOCUMENT IS THE PROPERTY OF SOP0.NO PART OF THIS DOCUMENT SHALL BE REPRODUCED OR DISCLOSED TO OTHERS OR USED FOR ANY PURPOSE WHATSOEVER EXCEPT WITH THE PRIOR WRITTEN PERMISSION OF SOP0.									
 江苏索普工程科技有限公司 JiangSu SOP0 Engineering Technology Co. Ltd.			2023 镇江 ZHENJIANG		江苏索普化工股份有限公司 醋酸一期技术改造项目				
设计 DESIGN	史抗俊		雨淋管道轴测图 喷头大样图			主项名称 UNIT		合成釜 (R1301)	
校核 CHECK	王鑫					设计阶段 PHASE		施工图	
审核 REVIEW	陈勇	2023.02.04				图号 DWG NO.		202201-14-W06/0	
审定 APPROVE									
专业 SPECI.	给排水	版本 REV.	0	比例 SCALE	1:80	第 1 张 SHEET		共 1 张 TOT.	