



EL0.000平面

说明:

- 图中尺寸以mm计;
- 所有的标高和定位都是初步的, 详细设计阶段最终确定。

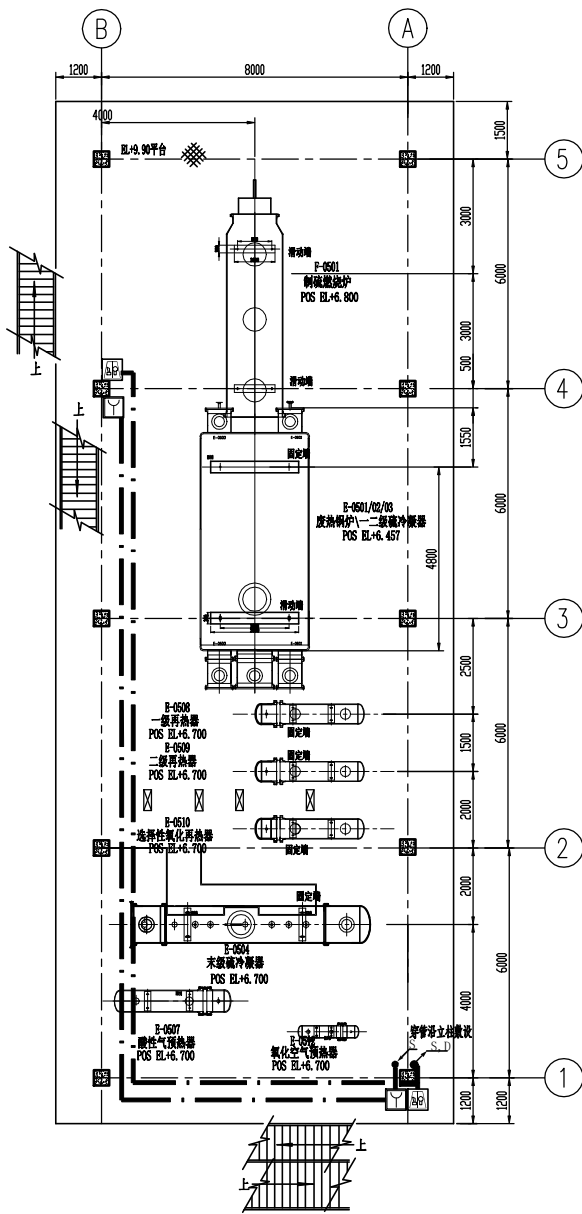

EL6.000平面

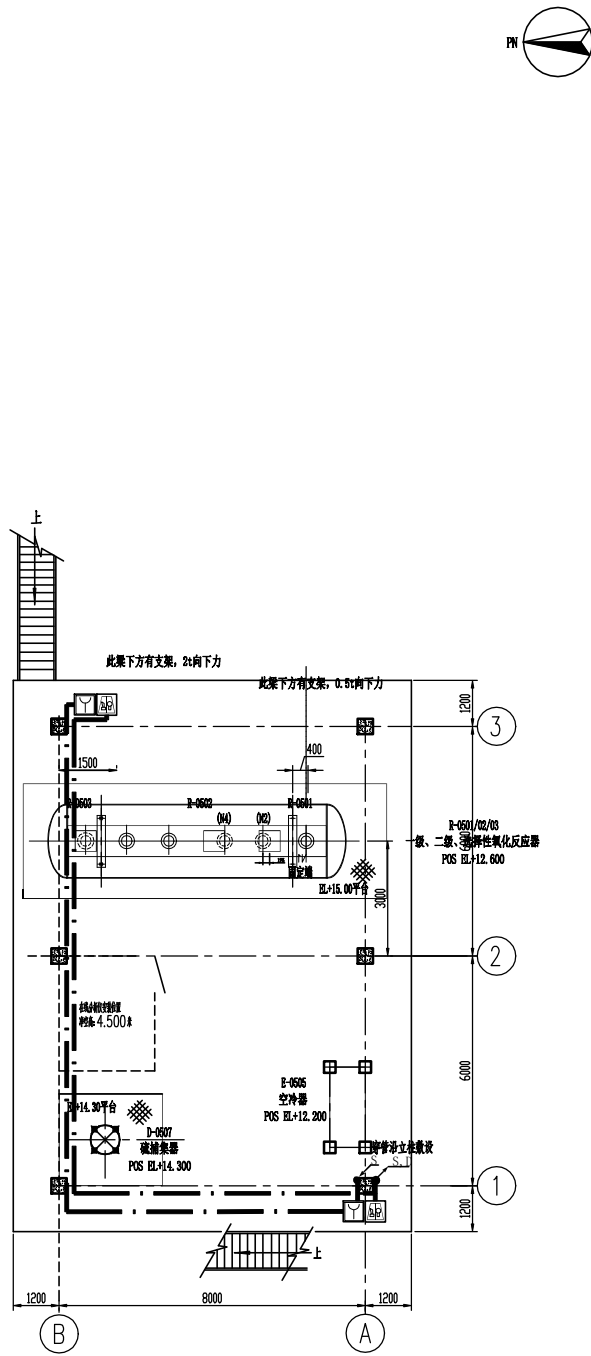

EL12.000平面

| | | | | | | | |
|--|----|--------|---|----------------------|-------|-----------------------------|----------------|
| 注: 本文件版权归SOPO所有, 除非得到SOPO书面授权, 否则本文件的任何内容均不得复制或泄露给其他个人和团体或用于其他目的。 THIS DOCUMENT IS THE PROPERTY OF SOPO. NO PART OF THIS DOCUMENT SHALL BE REPRODUCED OR DISCLOSED TO OTHERS OR USED FOR ANY PURPOSE WHATSOEVER EXCEPT WITH THE PRIOR WRITTEN PERMISSION OF SOPO. | | | | 2023 版江 ZHENJIANG | | 江苏索普化工股份有限公司 硫回收一期装置优化项目 | |
| 设计 DESIGN | | | | 火灾报警平面图 | | 主项名称 UNIT | 硫回收 |
| 校核 CHECK | | | | | | 设计阶段 PHASE | 202304-25D13/0 |
| 审核 REVIEW | | | | | | 图号 FIG. NO. | 0 |
| 审定 APPROVE | | | | | | 第 1 张 SHEET | 共 1 张 TOT. |
| 专业 SPECIAL | 电气 | 版本 REV | 0 | 比例 SCALE | 1:100 | | |