
 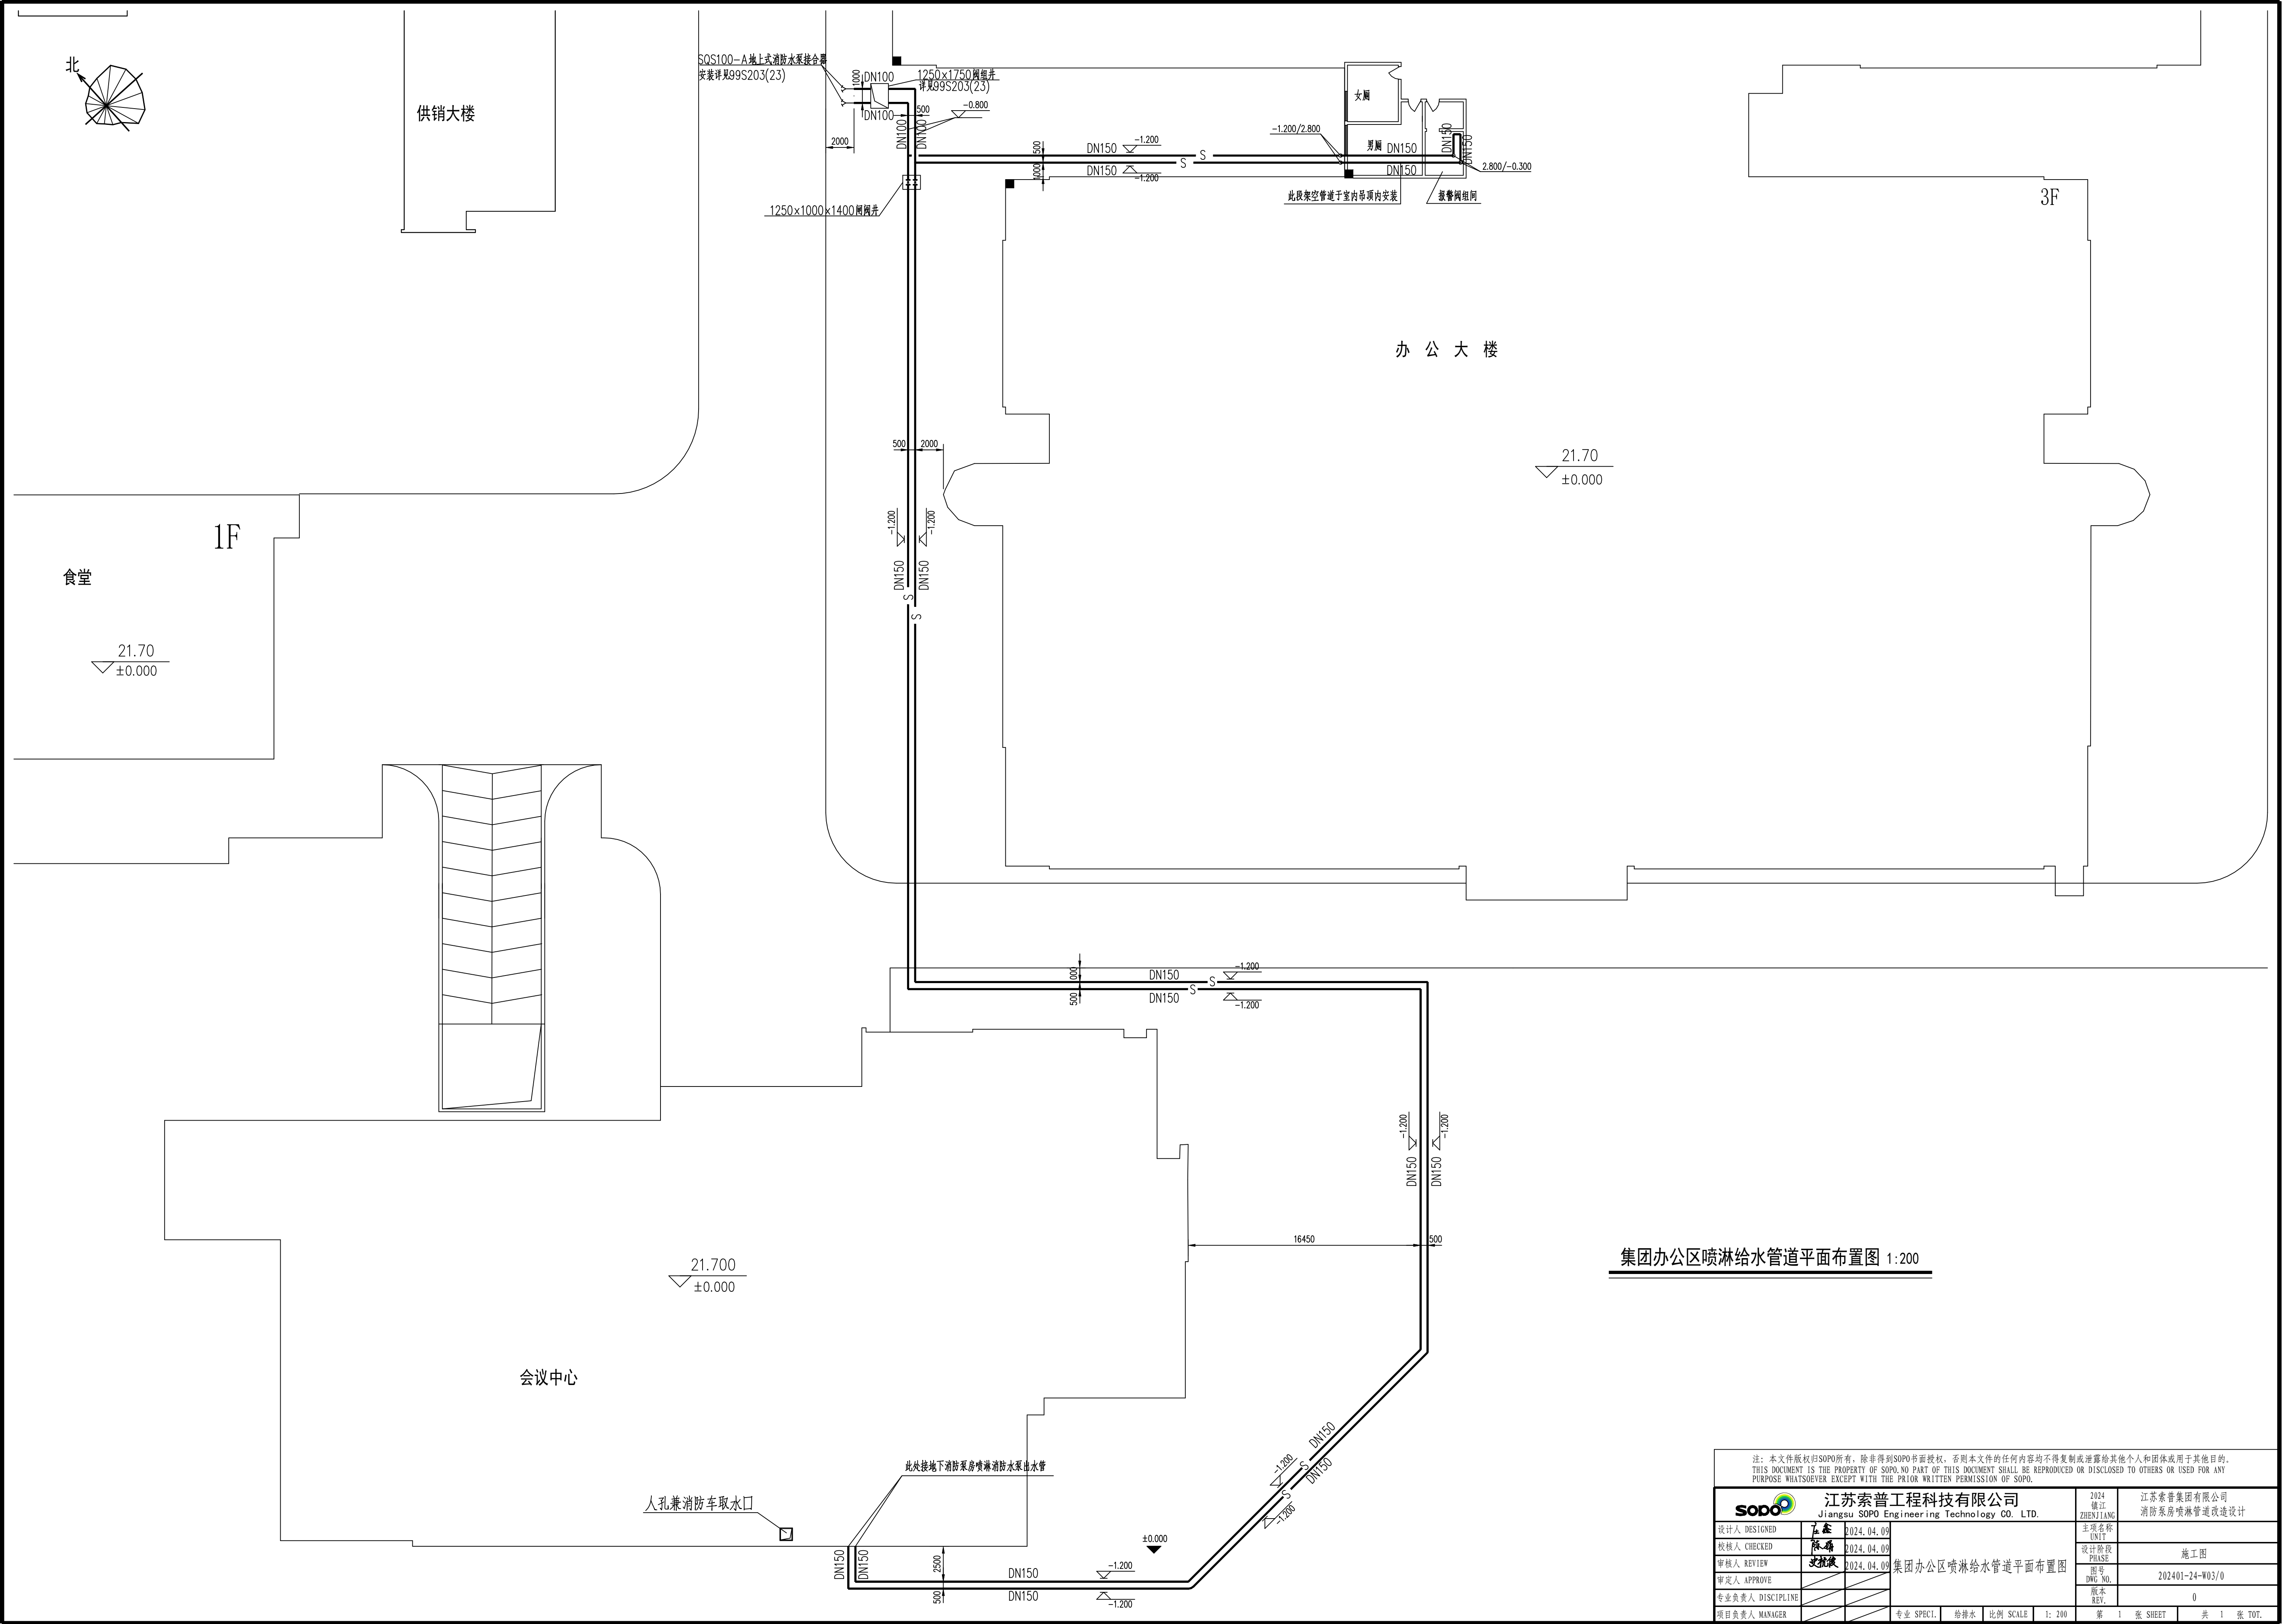


工艺				总图			电气
设备				建施			热力
外管				结构			暖通
环保				自控			给排水



注：本文件版权归SOPRO所有，除非得到SOPRO书面授权，否则本文件的任何内容均不得复制或传播给其他人和其他用途用于其他目的。 THIS DOCUMENT IS THE PROPERTY OF SOPRO. SO ANY USE OF THIS DOCUMENT SHALL BE REPRODUCED OR DISCLOSED TO OTHERS OR USED FOR ANY PURPOSE WHATSOEVER WITHOUT THE PRIOR WRITTEN PERMISSION OF SOPRO.				
 江苏索普工程科技有限公司 Jiangsu SOPRO Engineering Technology CO. LTD.		2024 设计 ZHENJIAN 江苏索普集团有限公司 消防泵房喷淋管道改造设计		
设计人 DESIGNED	王鑫	2024.04.09	主项名称 设计阶段 施工 图号 DWG NO. 版本号 第 1 张 SHEET 共 1 张 TOT.	
校核人 CHECKED	陈瑞	2024.04.09		
审核人 REVIEW	沈晓	2024.04.09		
审定人 APPROVE				
专业负责人 DISCIPLINE				
项目负责人 MANAGER	专业 SPECI.	给排水	比例 SCALE	1 : 200