


工艺				总图		电气	
设备				建筑		热力	
外管				结构		暖通	
环保				自控		给排水	

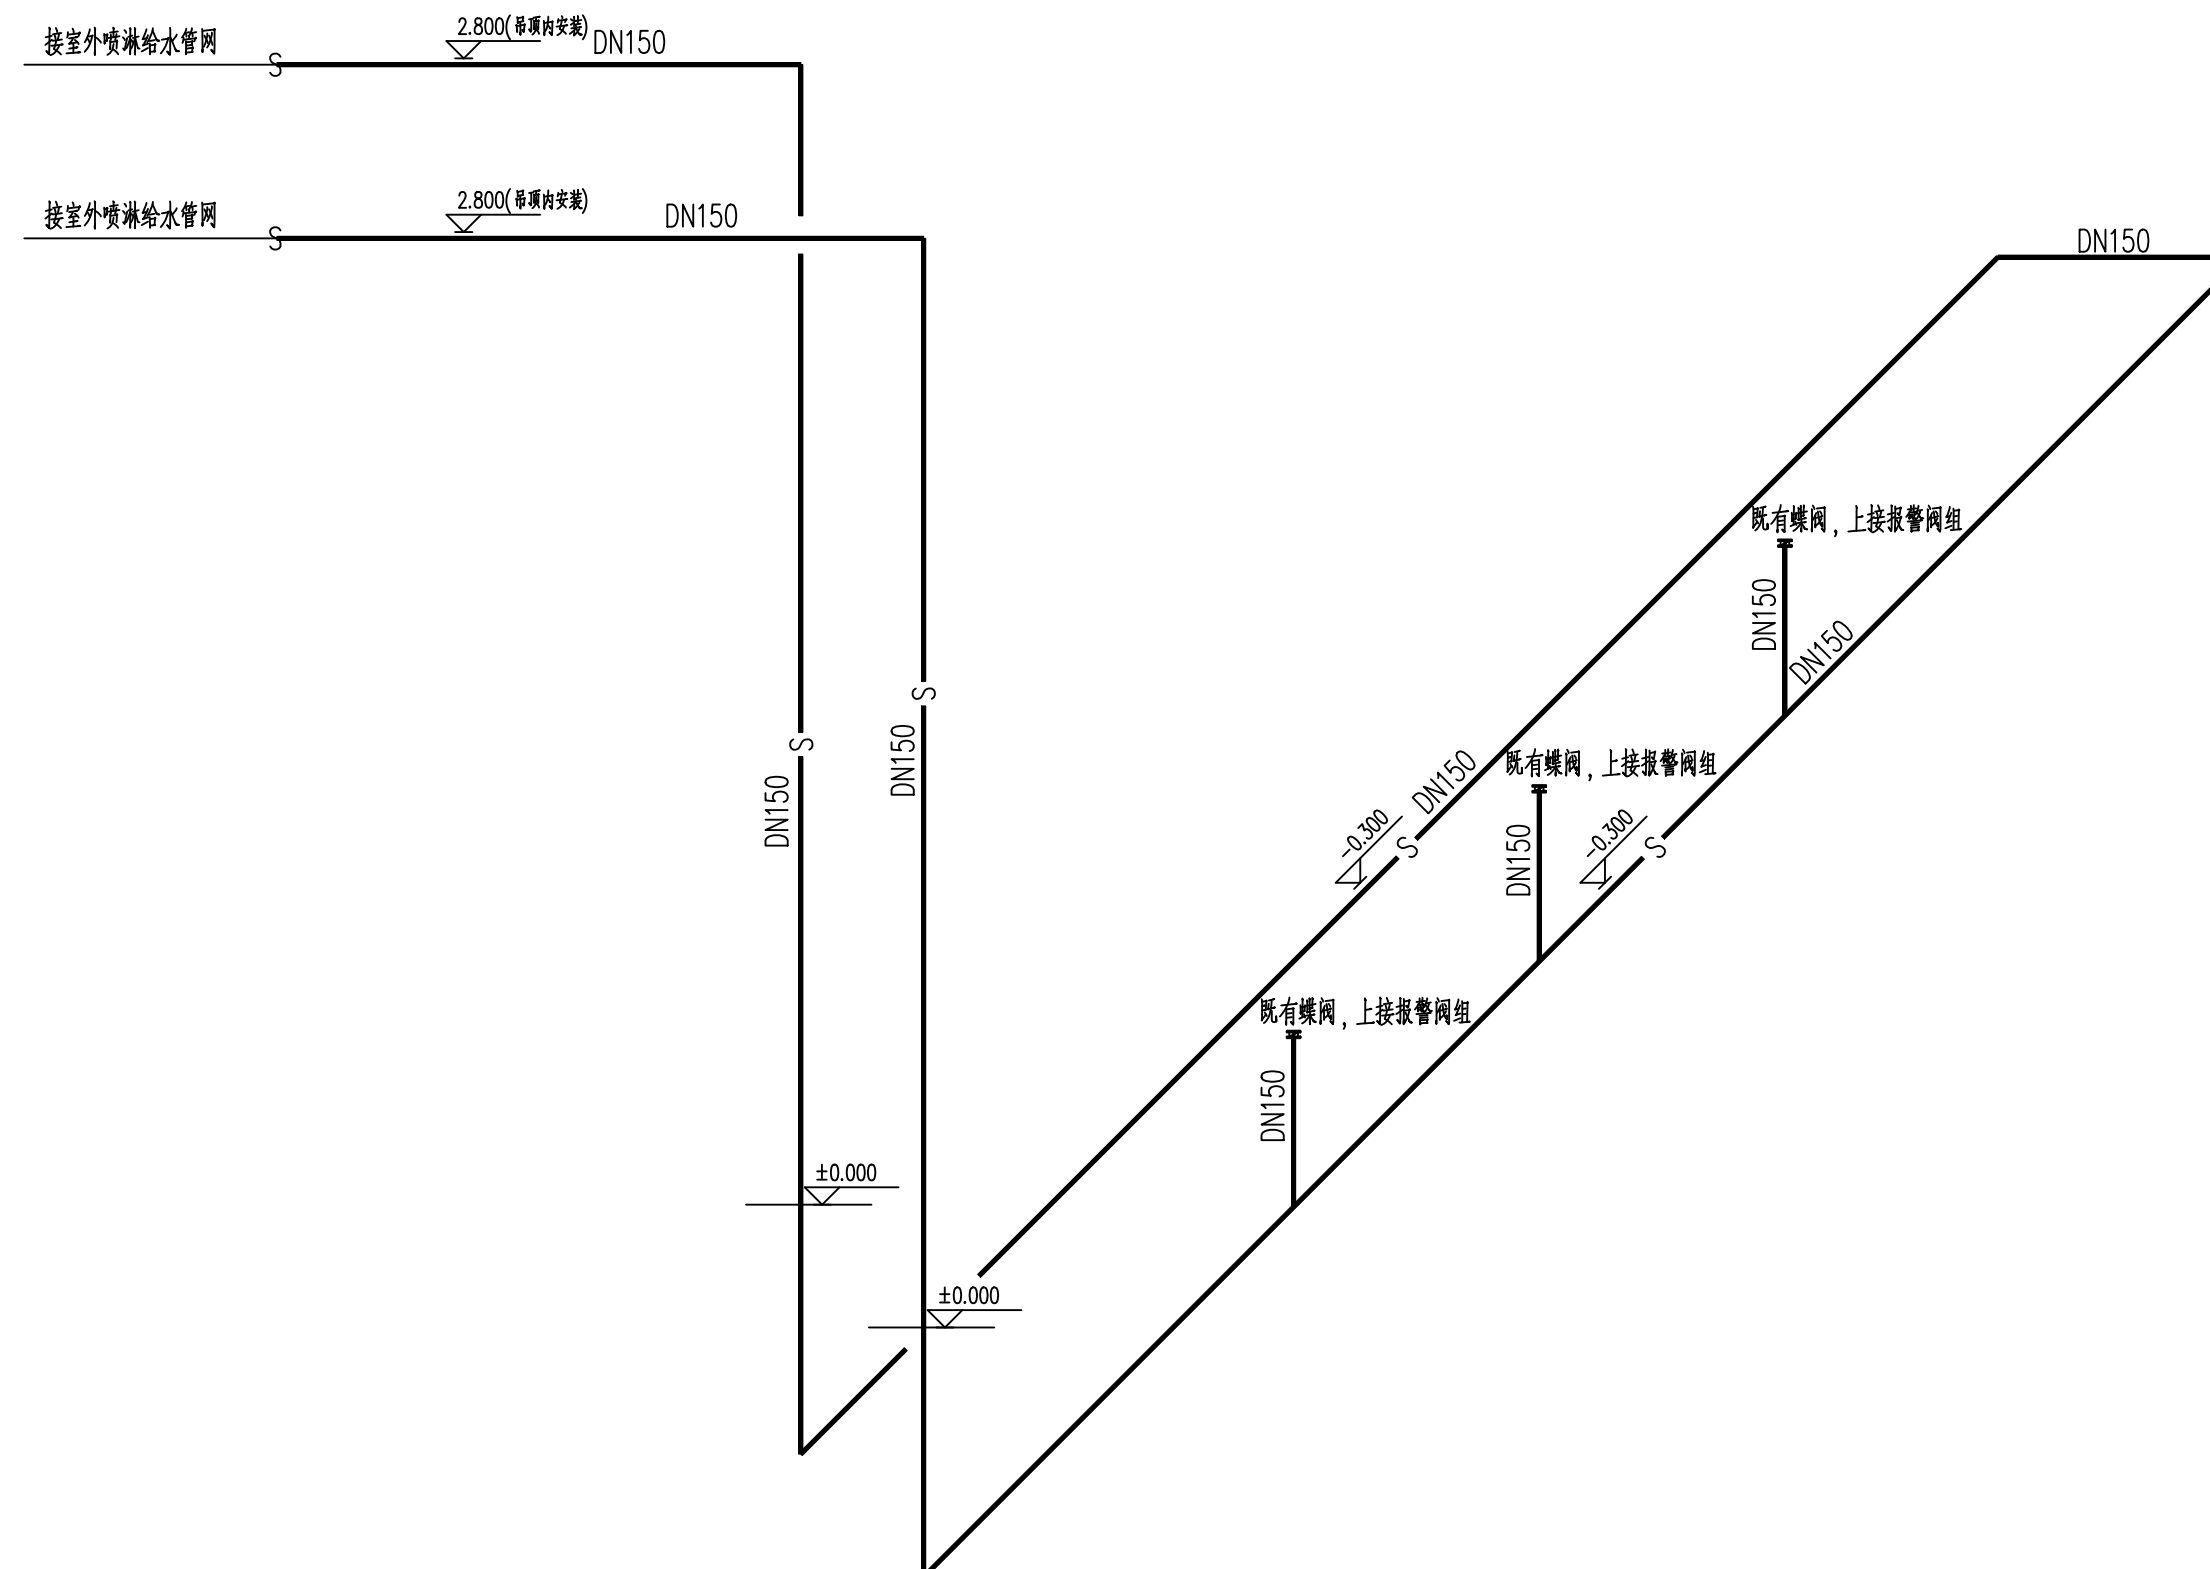

### 报警阀组间喷淋管道安装示意图

注：本文件版权归 SOPO 所有，除非得到 SOPO 书面授权，否则本文件的任何内容均不得复制或泄露给其他个人和团体或用于其他目的。 THIS DOCUMENT IS THE PROPERTY OF SOPO. NO PART OF THIS DOCUMENT SHALL BE REPRODUCED OR DISCLOSED TO OTHERS OR USED FOR ANY PURPOSE WHATSOEVER EXCEPT WITH THE PRIOR WRITTEN PERMISSION OF SOPO.									
 <b>江苏索普工程科技有限公司</b> Jiangsu SOPO Engineering Technology CO. LTD.				2024 镇江 ZHENJIANG		江苏索普集团有限公司 消防泵房喷淋管道改造设计			
设计人 DESIGNED	王鑫	2024.04.09	报警阀组间喷淋管道安装示意图			主项名称 UNIT			
校核人 CHECKED	陈鼎	2024.04.09				设计阶段 PHASE	施工图		
审核人 REVIEW	史杭俊	2024.04.09				图号 DWG. NO.	202401-24-W04/0		
审定人 APPROVE						版本 REV.	0		
专业负责人 DISCIPLINE									
项目负责人 MANAGER			专业 SPECI.	给排水	比例 SCALE	/	第 1 张 SHEET	共 1 张 TOT.	