
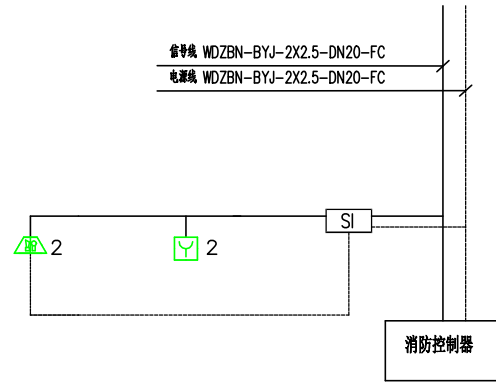


电气	热力	暖通	给排水
总图	建筑	结构	自控
工艺	设备	外管	环保

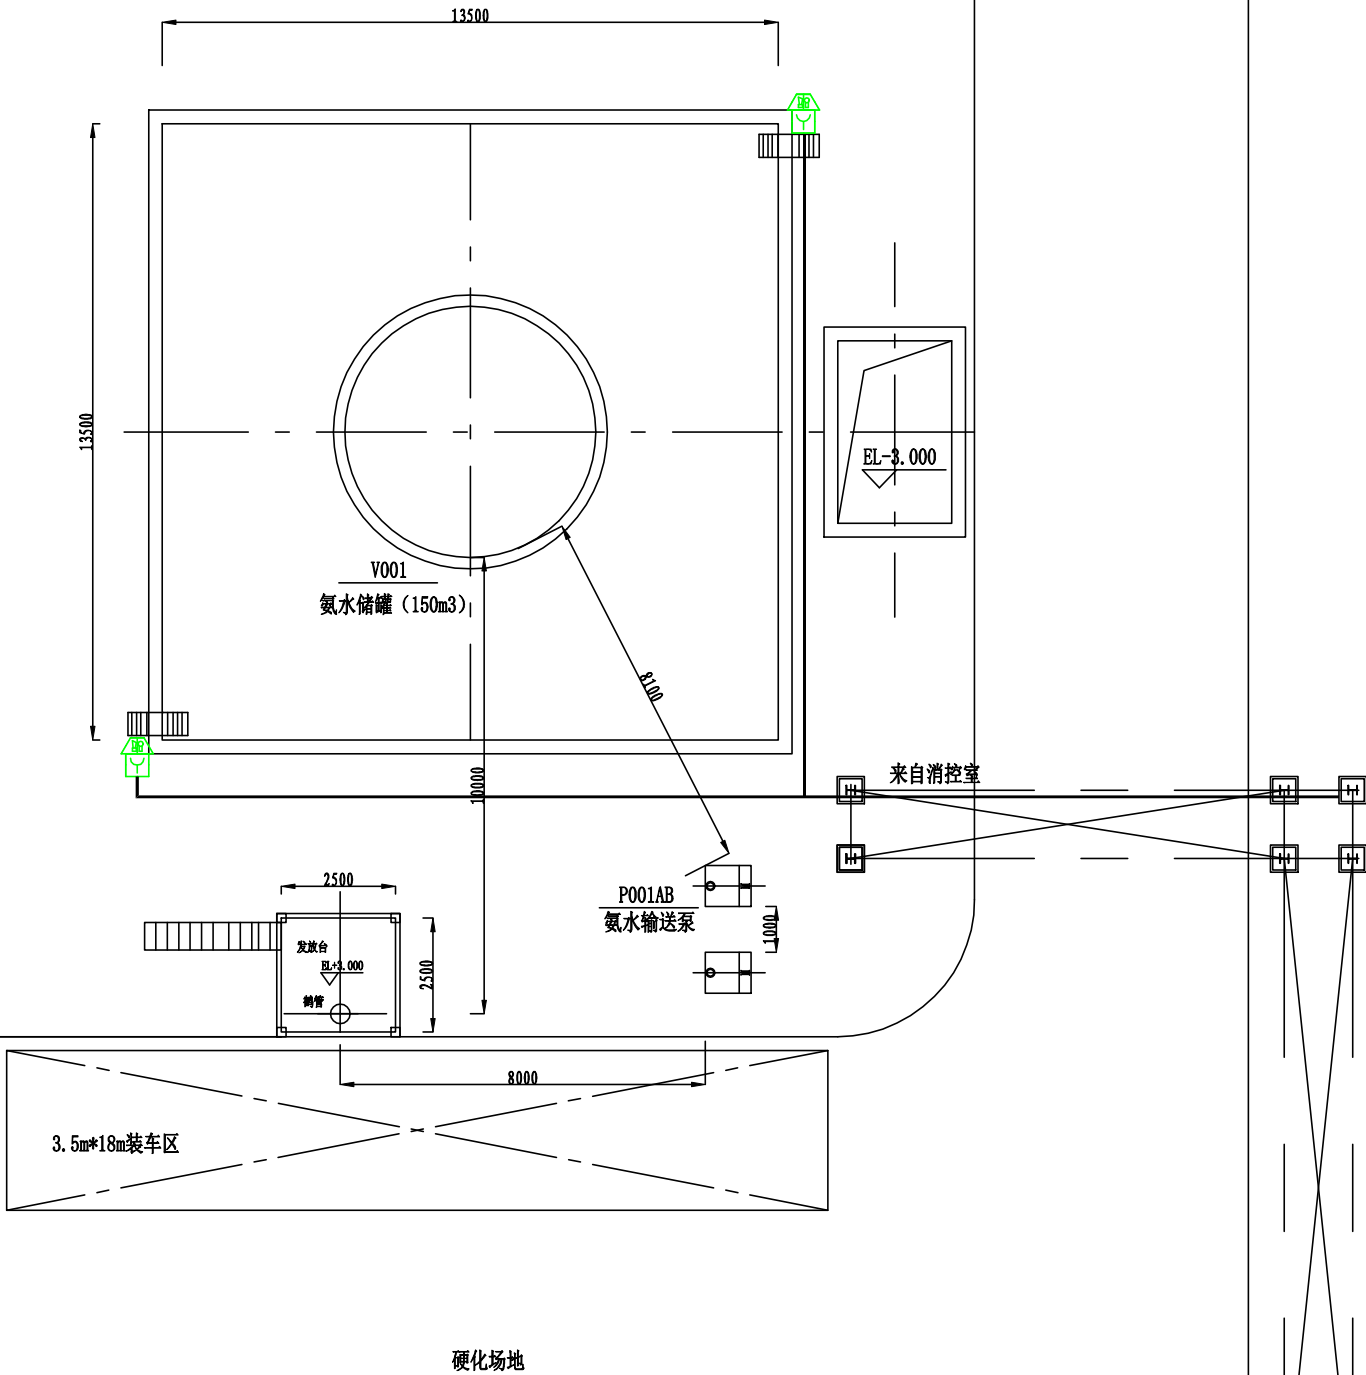

火灾报警系统图

2		火灾声光报警器	GST-HX-MN100C (Ex)	个	2	安装距地2.5米, ExdIIAT4
1		手动报警装置	J-SAM-GSTN9311 (Ex)	个	2	安装距地1.5米, ExdIIAT4
序号	图例	名称	规格	单位	数量	备注

注：本文件版权归SOPD所有，除非得到SOPD书面授权，否则本文件的任何内容均不得复制或泄露给其他个人和团体或用于其他目的。
THIS DOCUMENT IS THE PROPERTY OF SOPD. NO PART OF THIS DOCUMENT SHALL BE REPRODUCED OR DISCLOSED TO OTHERS OR USED FOR ANY PURPOSE WHATSOEVER EXCEPT WITH THE PRIOR WRITTEN PERMISSION OF SOPD.

江苏索普工程科技有限公司 Jiangsu SOPD Engineering Technology CO., LTD.		2023 镇江 ZHENJIANG	江苏索普化工股份有限公司 热电厂氨水存储发放项目	
设计人 DESIGNED		火灾报警系统图 火灾报警平面图	主项名称 UNIT	
校核人 CHECKED			设计阶段 PHASE	施工图
审核人 REVIEW			图号 DWG NO.	202304-56D04/0
审定人 APPROVE			版本 REV.	0
专业负责人 DISCIPLINE		项目负责人 MANAGER	专业 SPECI.	电气 比例 SCALE 1:100
			第 1 张 SHEET	共 1 张 TOT.