



电气	热力	暖通	给排水	
总图	建筑	结构	自控	
工艺	设备	外管	环保	

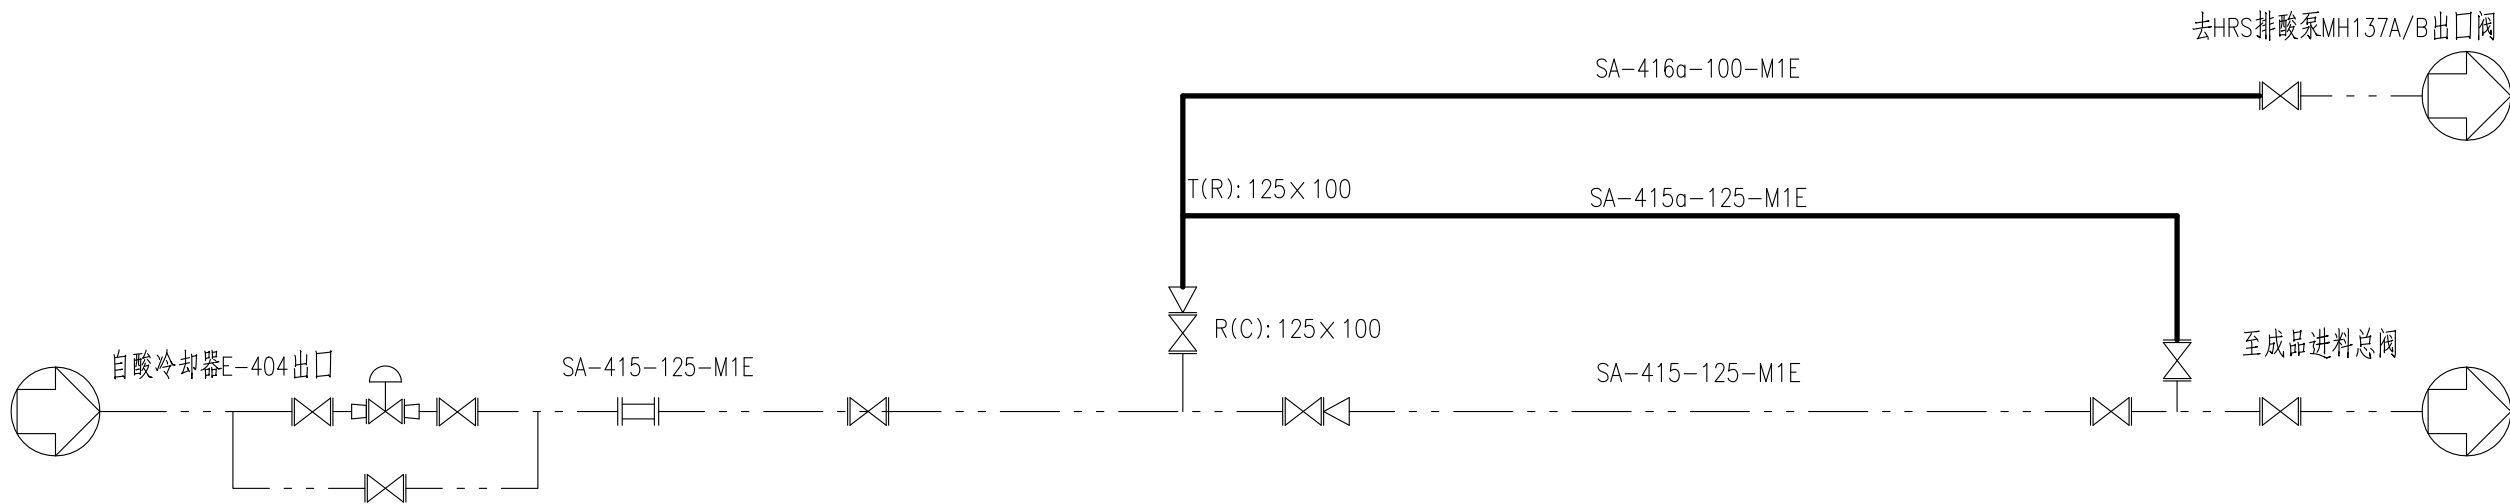

注：加粗实线为本次设计范围。

注：本文件版权归SOP0所有，除非得到SOP0书面授权，否则本文件的任何内容均不得复制或泄露给其他个人和团体或用于其他目的。 THIS DOCUMENT IS THE PROPERTY OF SOP0.NO PART OF THIS DOCUMENT SHALL BE REPRODUCED OR DISCLOSED TO OTHERS OR USED FOR ANY PURPOSE WHATSOEVER EXCEPT WITH THE PRIOR WRITTEN PERMISSION OF SOP0.									
			江苏索普工程科技有限公司 JiangSu SOP0 Engineering Technology Co. Ltd.				2024 镇江 ZHENJIANG	江苏索普化工股份有限公司 硫化事业部产酸管设计项目	
设计 DESIGN	陈安楚	2024.12.5	工艺管道及仪表流程图				主项名称 UNIT		
校核 CHECK	黎成文	2024.12.5					设计阶段 PHASE	施工图	
审核 REVIEW	叶芳平	2024.12.5					图号 DWG NO.	202401-74-P03-01/0	
审定 APPROVE									
专业 SPECI.	工艺	版本 REV.	0	比例 SCALE	不按比例	第 1 张 SHEET	共 1 张 TOT.		