


			电气		
			热力		
			暖通		
			给排水		
工艺		总图			
设备		建筑			
外管		结构			
环保		自控			

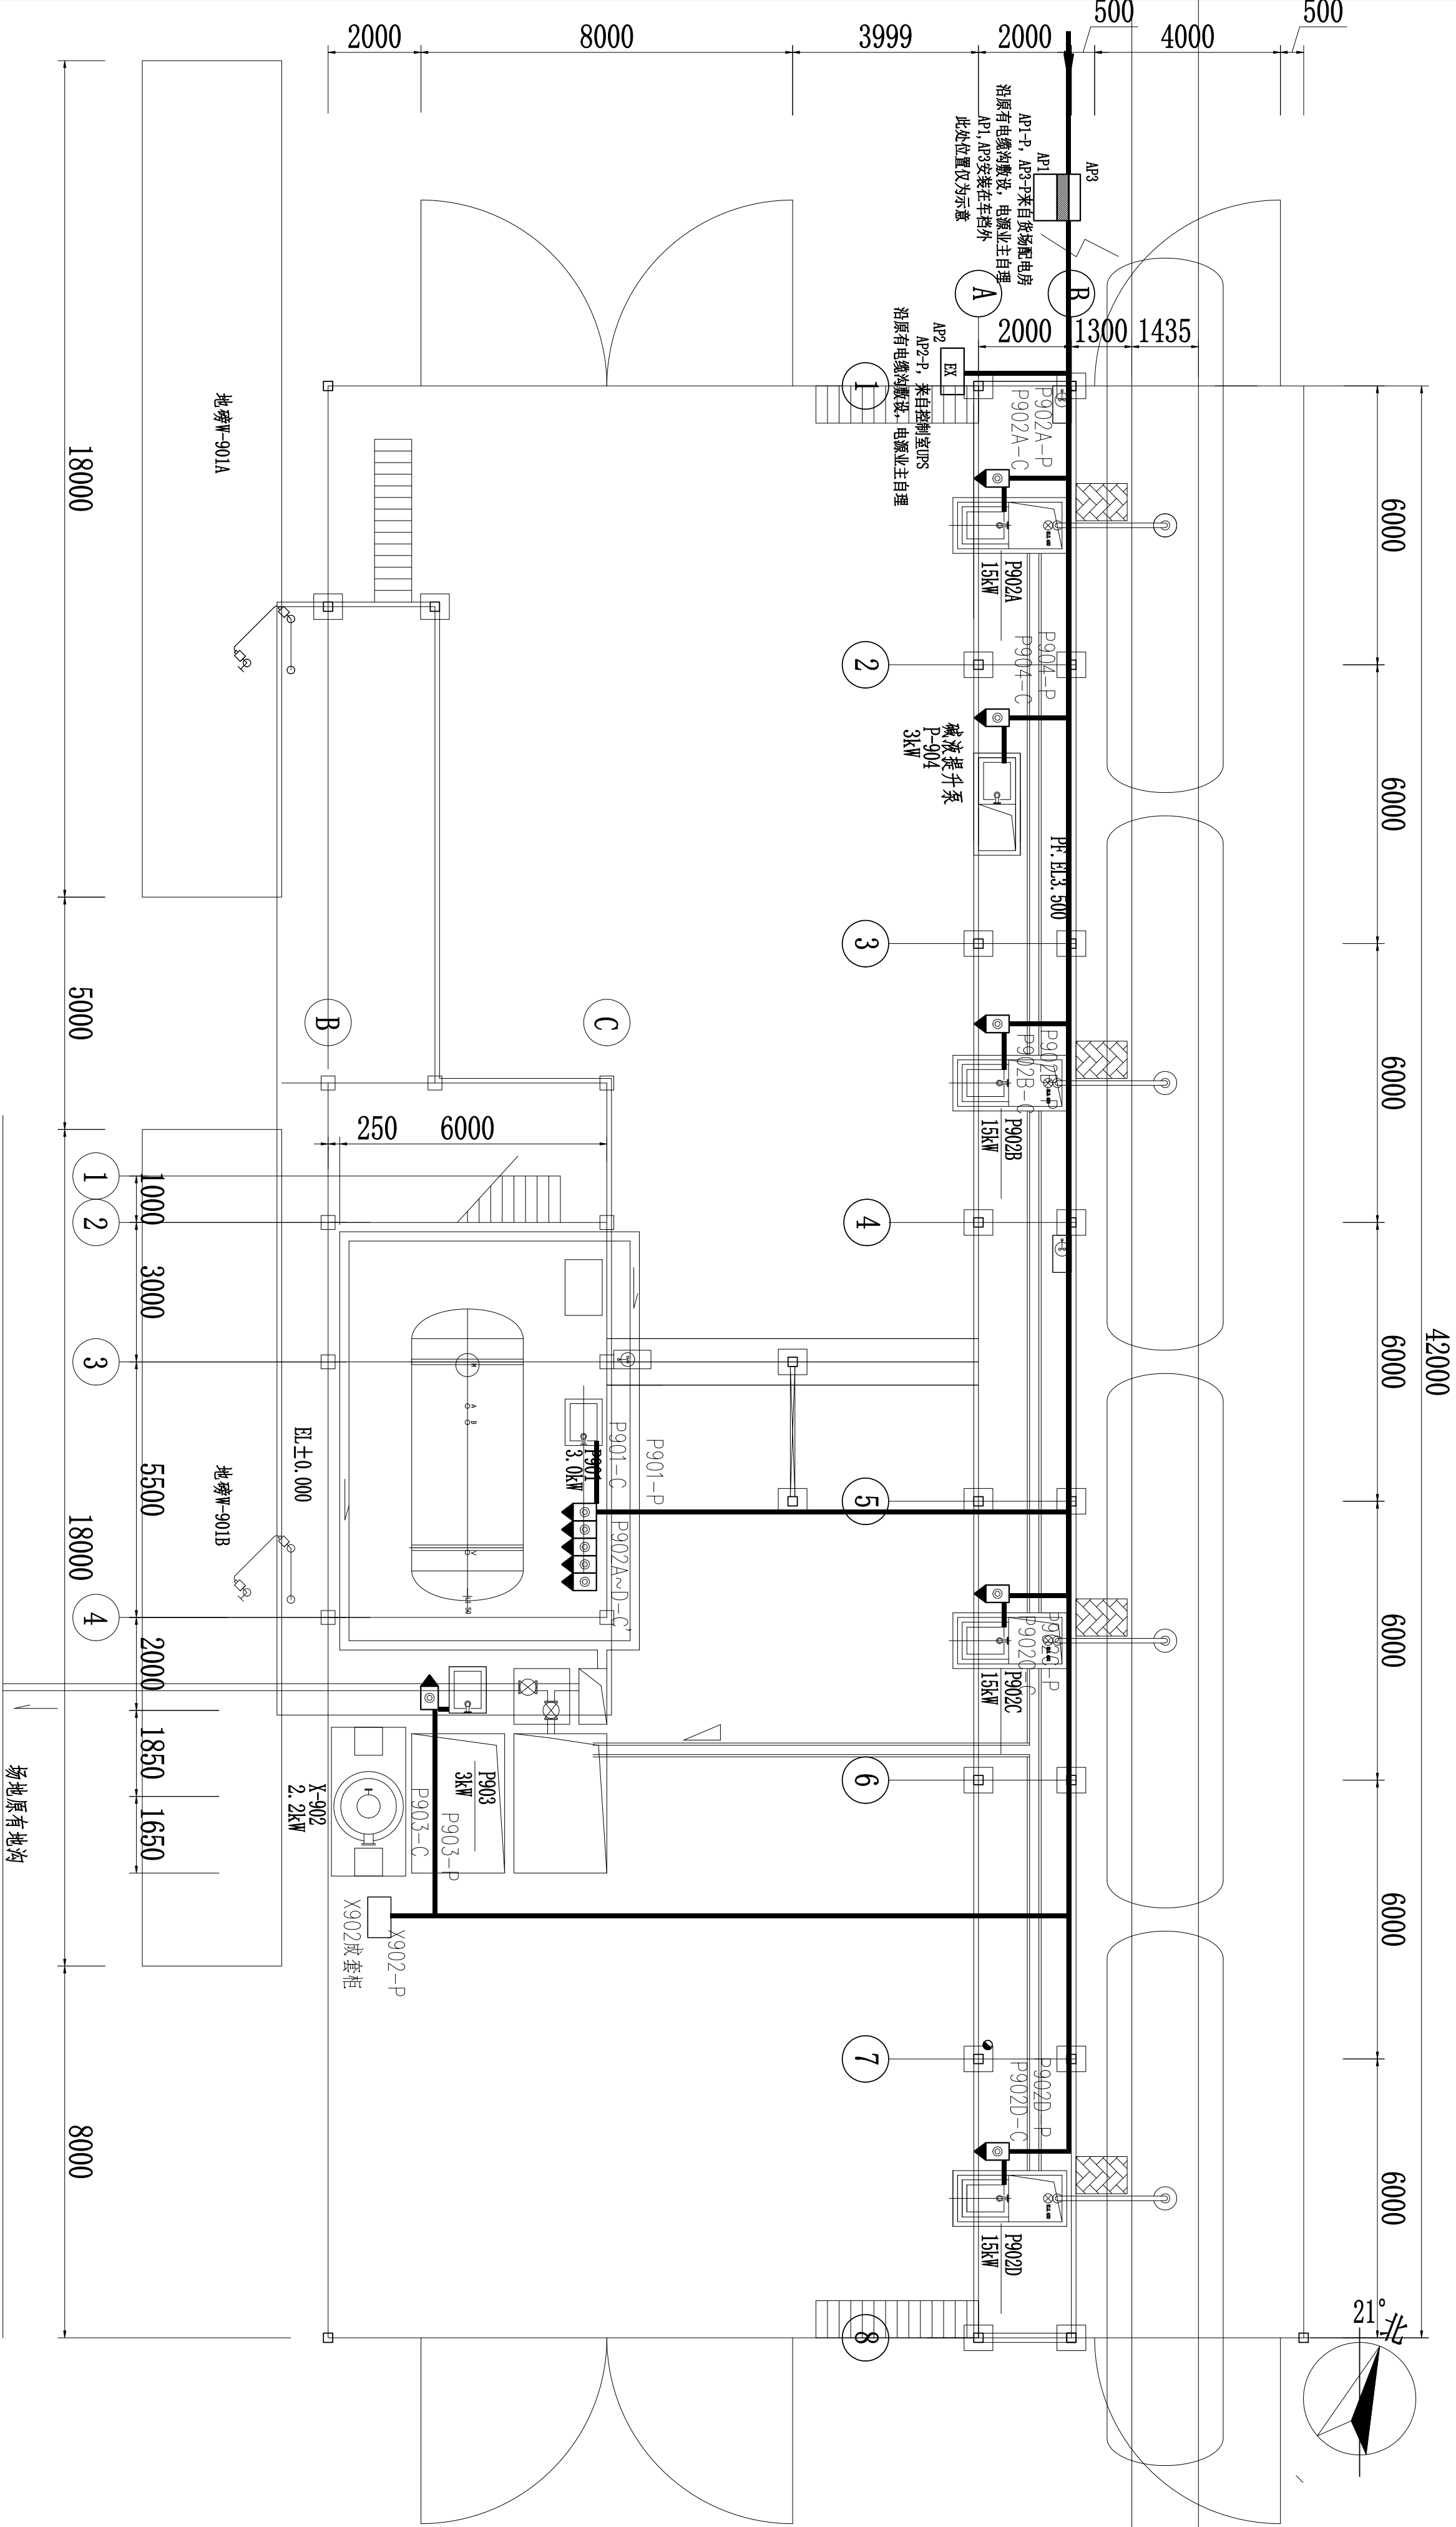

注：本文件版权归SOP0所有，除非得到SOP0书面授权，否则本文件的任何内容均不得复制或泄露给其他个人和团体或用于其他目的。
THIS DOCUMENT IS THE PROPERTY OF SOP0. NO PART OF THIS DOCUMENT SHALL BE REPRODUCED OR DISCLOSED TO OTHERS OR USED FOR ANY PURPOSE WHATSOEVER EXCEPT WITH THE PRIOR WRITTEN PERMISSION OF SOP0.

SOP0 江苏索普工程科技有限公司		2024 镇江海纳川公共运输有限公司	
设计人 DESIGNED		主项名称 UNIT	镇江海纳川公共运输有限公司
校核人 CHECKED		设计阶段 PHASE	黄磷装卸装置
审核人 REVIEW	2024.12.20	图号 DWG. NO.	202403-08-1009/0
审定人 APPROVE	2024.12.20	版本 REV.	0
专业负责人 DISCIPLINE		项目负责 MANAGER	
专业 SPECI.	电气	比例 SCALE	1:100
第 1 张 SHEET	共 1 张 TOT.		