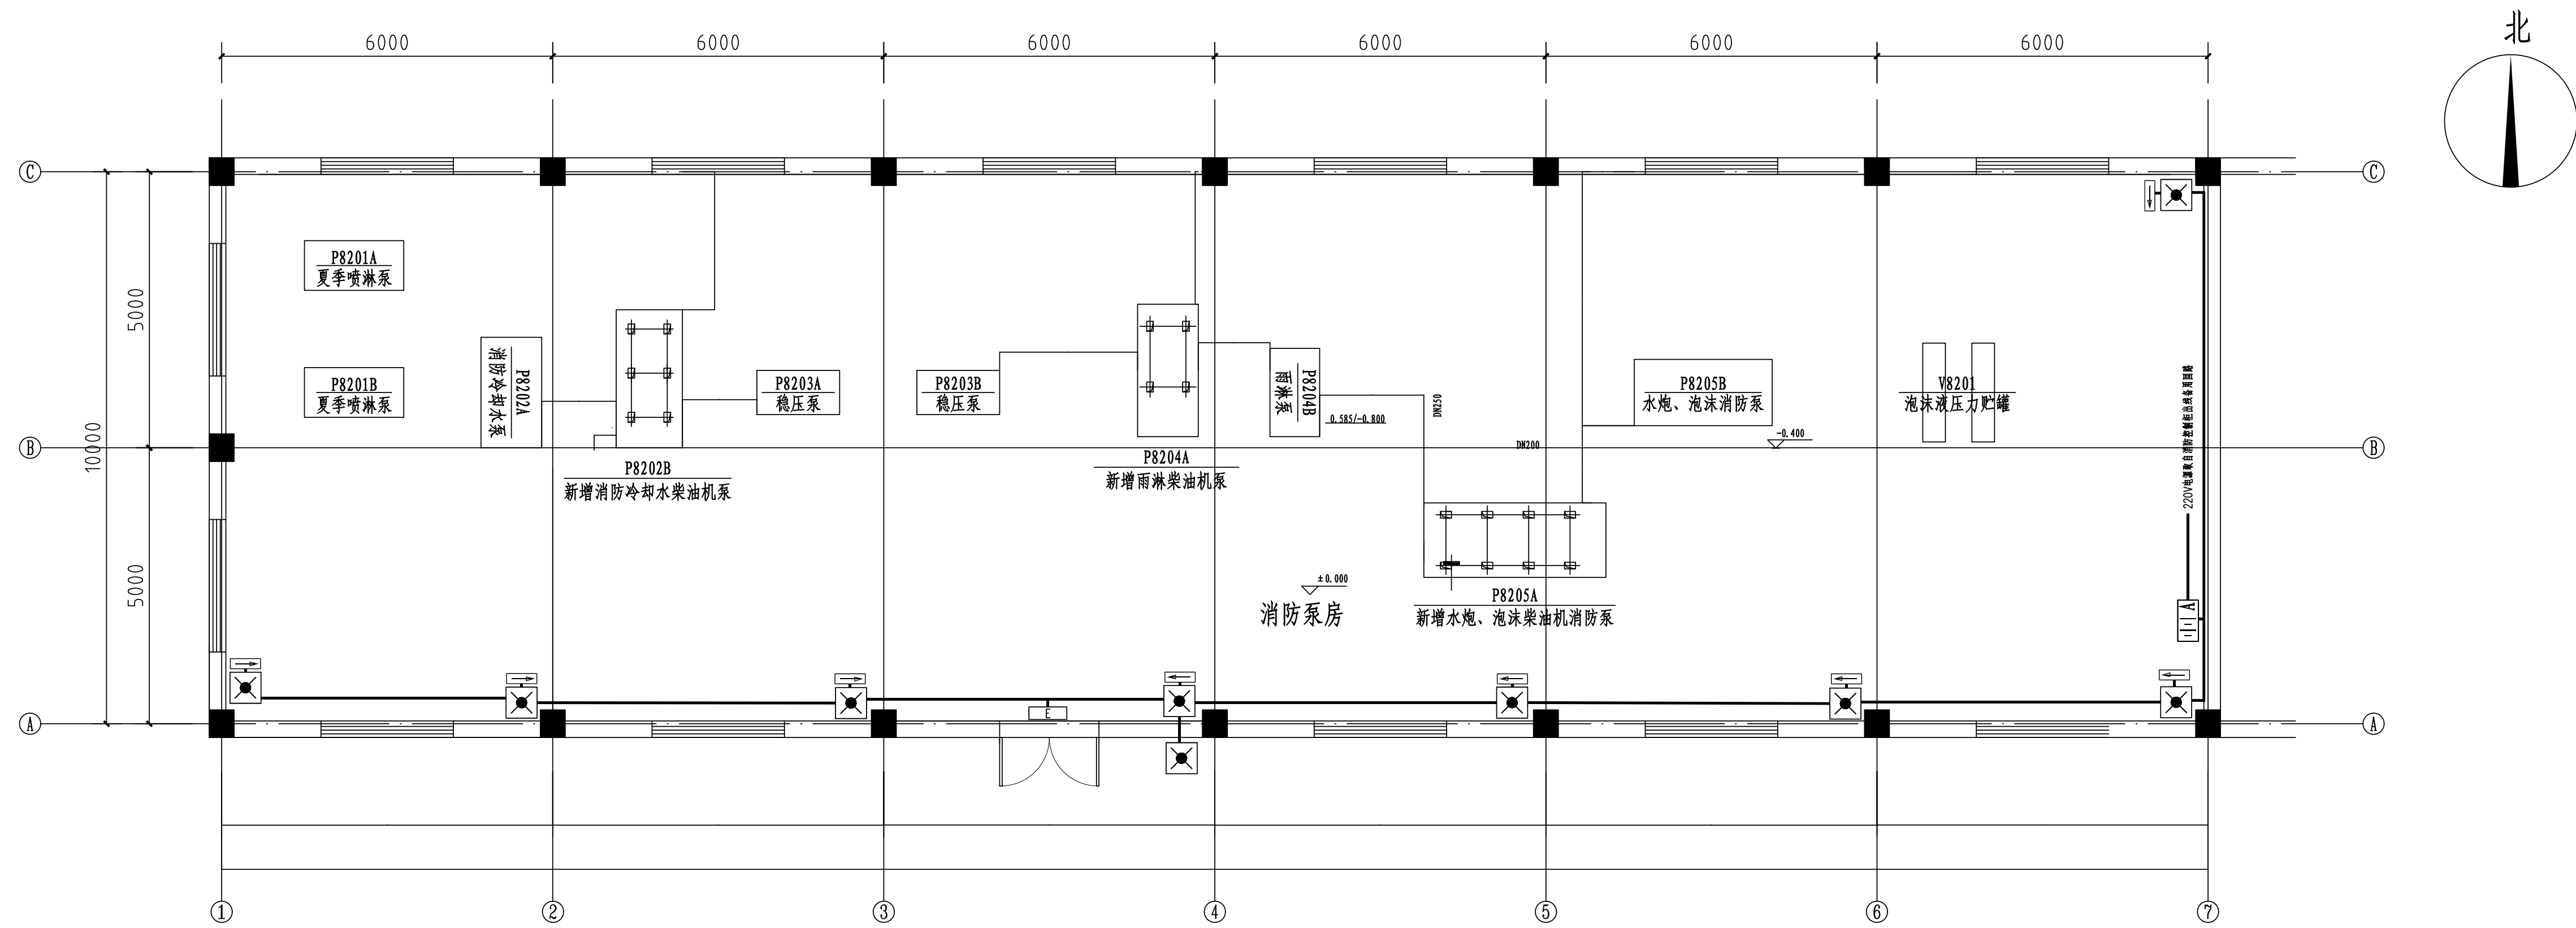



[illegible]

泵房区域建筑平面图 1:100

1		应急照明配电箱	SW-D-0.5kVA-728	个	1	明装距地, 4米
2		应急照明控制器	A-C-A100/B3	个	1	壁挂, 装高距地, 4米
3		应急LED节能灯	36V10W消防部门认可产品	个	9	应急时间控制室不小于180分钟 挂墙或柱安装, 高度2.7m
4		安全疏散出口指示灯	36V1W 消防部门认可产品	个	1	应急时间控制室不小于180分钟 门框上方
5		安全疏散指示灯	36V1W 消防部门认可产品	个	9	应急时间控制室不小于180分钟 距地0.6米
6		电力电缆	ZBN-BV-3x2.5mm ²	米	10	
7		电力电缆	ZBN-RVS-3x2.5mm ²	米	60	
8		保护管	DN25	米	54	
序号	图例	名称	规格及型号	单位	数量	安装方式/备注

注：本文件版权归SOP0所有，除非得到SOP0书面授权，否则本文件的任何内容均不得复制或泄露给其他个人和团体或用于其他目的。
THIS DOCUMENT IS THE PROPERTY OF SOP0. NO PART OF THIS DOCUMENT SHALL BE REPRODUCED OR DISCLOSED TO OTHERS OR USED FOR ANY PURPOSE WHATSOEVER EXCEPT WITH THE PRIOR WRITTEN PERMISSION OF SOP0.

 江苏索普工程科技有限公司 Jiangsu SOPo Engineering Technology CO., LTD.		2025 镇江 江苏索普化工股份有限公司动力厂 消防泵房应急照明系统设计	
设计人 DESIGNED		醋酸消防泵房 疏散应急照明平面布置图	主项名称 UNIT
校核人 CHECKED			设计阶段 PHASE
审核人 REVIEW			施工图
审定人 APPROVE			册号 DWG. NO.
专业负责人 DISCIPLINE			电施-07/0
项目负责人 MANAGER		本 REV.	0
专业 SPECI. 电气 比例 SCALE 1:100		第 1 张 SHEET 共 1 张 TOT.	